


MAPA SYTUACYJNO - WYSOKOŚCIOWA
Skala 1 : 1000

Obręb: PIOTRKÓW KUJAWSKI
Gmina: Piotrków Kujawski
Powiat: radziejowski
woj. kujawsko - pomorskie
Mapy w zakresie:
365.341.171,173,221,223,224
365.343.021,022,023,024,072
Ark. mapy ewid.: 1, 2, 4, 6
Sytuacja na dzień: 11.05.2009r.
KERC 3067-36/2009

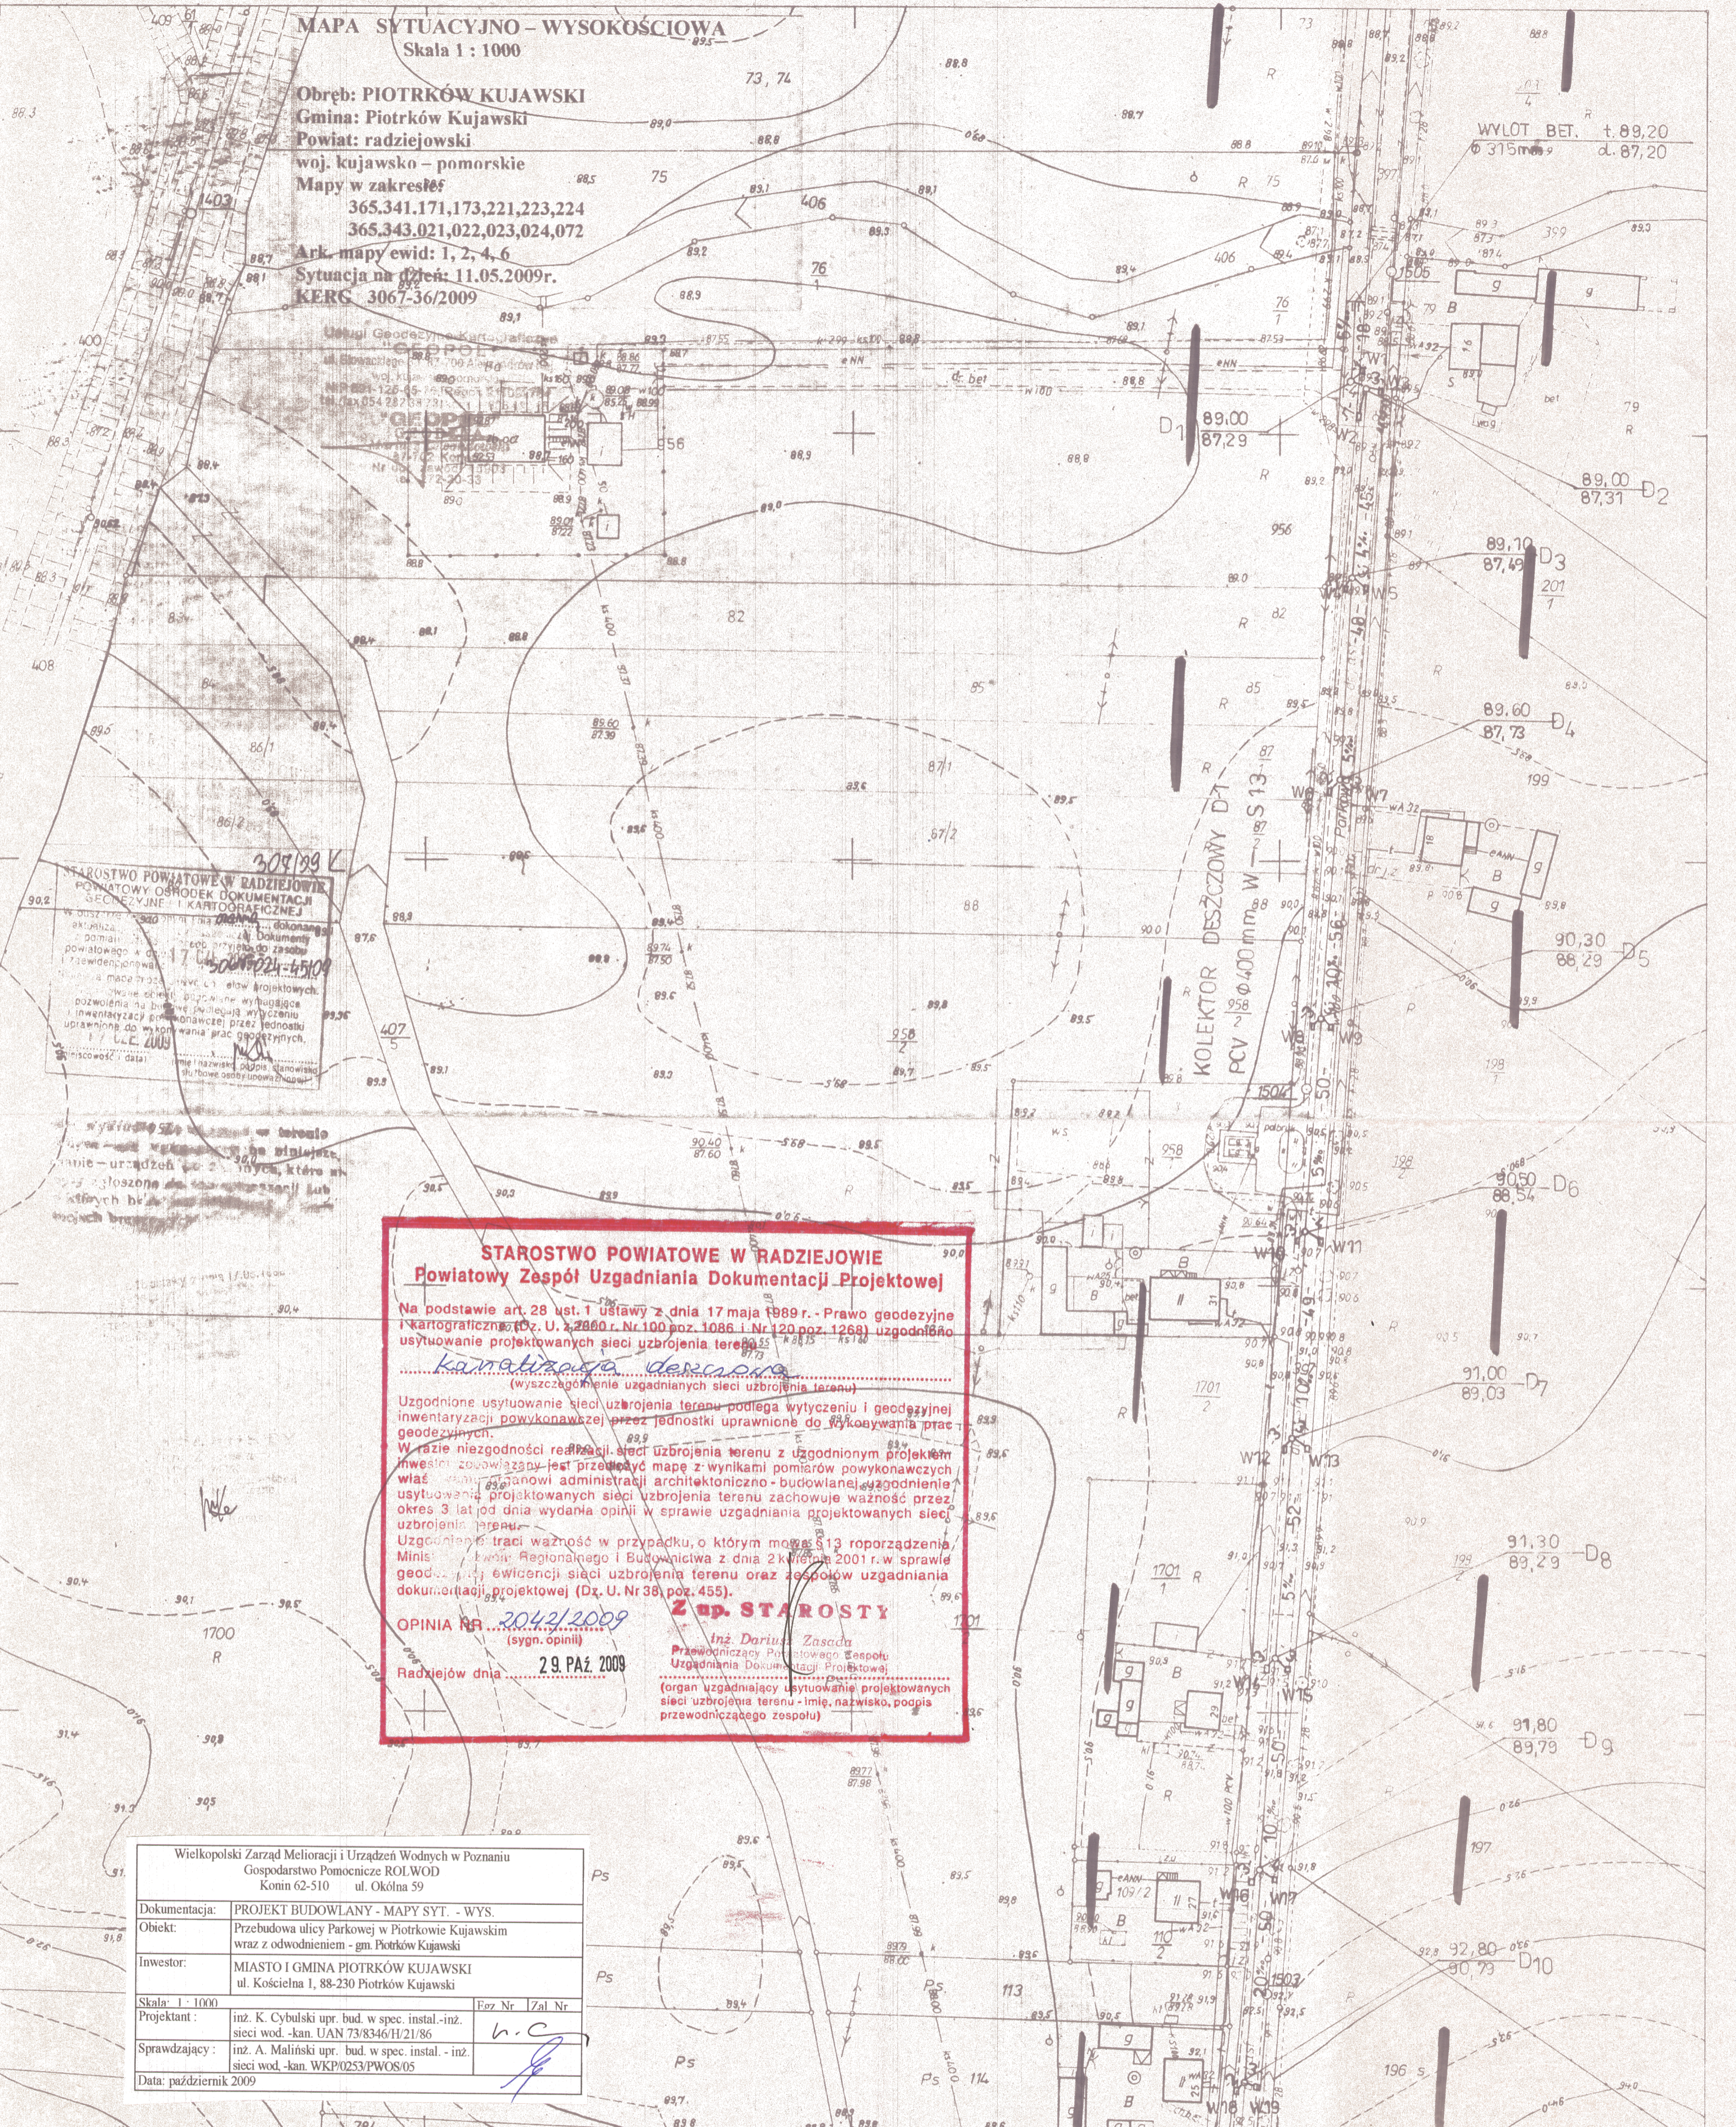

STAROSTWO POWIATOWE W RADZIEJOWIE
Powiatowy Zespół Uzgadniania Dokumentacji Projektowej

Na podstawie art. 28 ust. 1 ustawy z dnia 17 maja 1989r. - Prawo geodezyjne i kartograficzne (Dz. U. z 2000r. Nr 100 poz. 1086 i Nr 120 poz. 1269) uzgodniło usytuowanie projektowanych sieci uzbrojenia terenu

Kamalizacja deszczowa
(wyszczególnienie uzgadnianych sieci uzbrojenia terenu)

Uzgodnione usytuowanie sieci uzbrojenia terenu podlega wytyczeniu i geodezyjnej inwentaryzacji powykonawczej przez jednostki uprawnione do wykonywania prac geodezyjnych.

W razie niezgodności realizacji sieci uzbrojenia terenu z uzgodnionym projektem inwestor zobowiązany jest przedłożyć mapę z wynikami pomiarów powykonawczych właścicielowi nieruchomości architektoniczno - budowlanej uzgodnienie usytuowania projektowanych sieci uzbrojenia terenu zachowuje ważność przez okres 3 lat od dnia wydania opinii w sprawie uzgadniania projektowanych sieci uzbrojenia terenu.

Uzgodnienie traci ważność w przypadku, o którym mowa w § 13 rozporządzenia Ministra Infrastruktury Regionalnego i Budownictwa z dnia 2 kwietnia 2001 r. w sprawie geodezyjnej ewidencji sieci uzbrojenia terenu oraz zespołów uzgadniania dokumentacji projektowej (Dz. U. Nr 38, poz. 455).

Z up. STAROSTY
Inż. Dariusz Zasada
Przewodniczący Powiatowego Zespołu
Uzgadniania Dokumentacji Projektowej
(organ uzgadniający usytuowanie projektowanych
sieci uzbrojenia terenu - imię, nazwisko, podpis
przewodniczącego zespołu)

OPINIA NR... 2042/2009
(sygn. opinii)
Radziejów dnia 29. PAŹ. 2009

Wielkopolski Zarząd Melioracji i Urządzeń Wodnych w Poznaniu Gospodarstwo Pomocnicze ROLWOD Konin 62-510 ul. Okólna 59		
Dokumentacja:	PROJEKT BUDOWLANY - MAPY SYT. - WYS.	
Objekt:	Przebudowa ulicy Parkowej w Piotrkowie Kujawskim wraz z odwodnieniem - gm. Piotrków Kujawski	
Inwestor:	MIASTO I GMINA PIOTRKÓW KUJAWSKI ul. Kościelna 1, 88-230 Piotrków Kujawski	
Skala:	1 : 1000	Foz Nr Zal Nr
Projektant:	inż. K. Cybulski upr. bud. w spec. instal. - inż. sieci wod. - kan. UAN 73/8346/H/21/86	h.c.
Sprawdzający:	inż. A. Maliński upr. bud. w spec. instal. - inż. sieci wod. - kan. WKP/0253/PWOS/05	
Data:	październik 2009	

171
A 174
221

A. Gm. PIOTRKÓW KUJAWSKI woj. wrocławskie
wieś: Piotrków Kujawski