


MAPA SYTUACYJNO – WYSOKOŚCIOWA
Skala 1 : 1000

Objekt: Bycz, Stefanowo, Teodorowo, Trojczek, Wincentowo, Wymysłowo Stawiska
Gmina: Piotrków Kujawski
Powiat: radziejowski
woj. kujawsko – pomorskie
Mapy w zakresie: 365.344.164.212.21, 4.222.223.224.231.233
375.121.151.152.153.154.201.203
375.122.012.013.014.021.022.023.024.031.033.062.064.071.072.073.074.081.112.121.122.011
Arkuszy ewid. : 1, 2
Sytuacja na dzień: 02.10.2008r.
KERG 3180-102/2008

Usługi Geodezyjne i Kartograficzne
GEOPOL
Mariusz Ławski
ul. Błociszewski 25, 87-700 Aleksandrowo Kuj.
NIP: 633-222-23-24
tel./fax: 054 454 38 73, 454 31 11, fax: 054 454 38 74

STAROSTWO POWIATOWE W RADZIEJOWIE
Powiatowy Zespół Uzgodnień i Dokumentacji Projektowej
Na podstawie art. 28 ust. 1 ustawy z dnia 17 maja 1998 r. Prawo gospodarcze
i kartograficzne (Dz.U.z 2000 r. Nr 100, poz. 1259) z dnia 12.05.2008 r. (poz. 1258) ogłoszono
uspisowanie projektowanej sieci uzbrojenia terenu
S.E. 006033/2008
(wyszczególnienie uzgodnień i podlega wyliczeniu i geodezyjnej
wycenianiu) uzbrojenia terenu
Uzgodnione użytkowanie sieci uzbrojenia terenu, podlega wyliczeniu do wykonania prac
inwentaryzacji powykonawczej przez jednostki uprawnione do wykonywania prac
inwentaryzacyjnych w tym zakresie.
W razie niezgodności realizacji sieci uzbrojenia terenu z uzgodnionym projektem
inwestor zobowiązany jest przedłożyć mapę z wynikami pomiarów i opisaniami uzgodnionych
wielkościom organowi, administracji województwa, wojewódzkiego zarządcy przez
ustąpienie do dnia wydania opinii w sprawie uzgodnienia projektowanych sieci
uzbrojenia terenu.
Uzgodnione tracą ważność w przypadku o którym mowa § 13 rozporządzenia
Ministra Powiatu Regionalnego uzbrojenia terenu oraz ze zmian uzgodnienia
geodezyjnej ewidencji (Dz. U. Nr 38, poz. 455).
OPINIA NR 1840/08
Przełożona przez Starostę
Organsu do Spraw Geodezyjnych i Kartograficznych Powiatu
Liczba uzgodnień: 1
Liczba uzgodnień: 05
Data: 05.12.2008
Rzeczni: [Podpis]
[Podpis]

Wielkopolski Zarząd Melioracji i Urządzeń Wodnych w Poznaniu Gospodarstwo Pomocnicze ROZ WOD Komm 65-510 ul. Okólna 59	
Dokumentacja:	PROJEKT BUDOWLANY - MAPY SYT. - WYS.
Objekt:	Instalacja wodociągowa dla Bycz, Trojczek, Stefanowa, Wincentowa,
Inwestor:	URZĄD MASTA I GROMNY PIOTRKÓW KUJAWSKI ul. Kosciuszki 1, 88-230 Piotrków Kujawski
Skala:	1 : 1000
Projektant:	inż. K. Cymbalski, inż. bud. w spec. inż. [Podpis]
Sprawdzający:	inż. A. Malinowski, inż. bud. w spec. instal. [Podpis]
Data:	2009

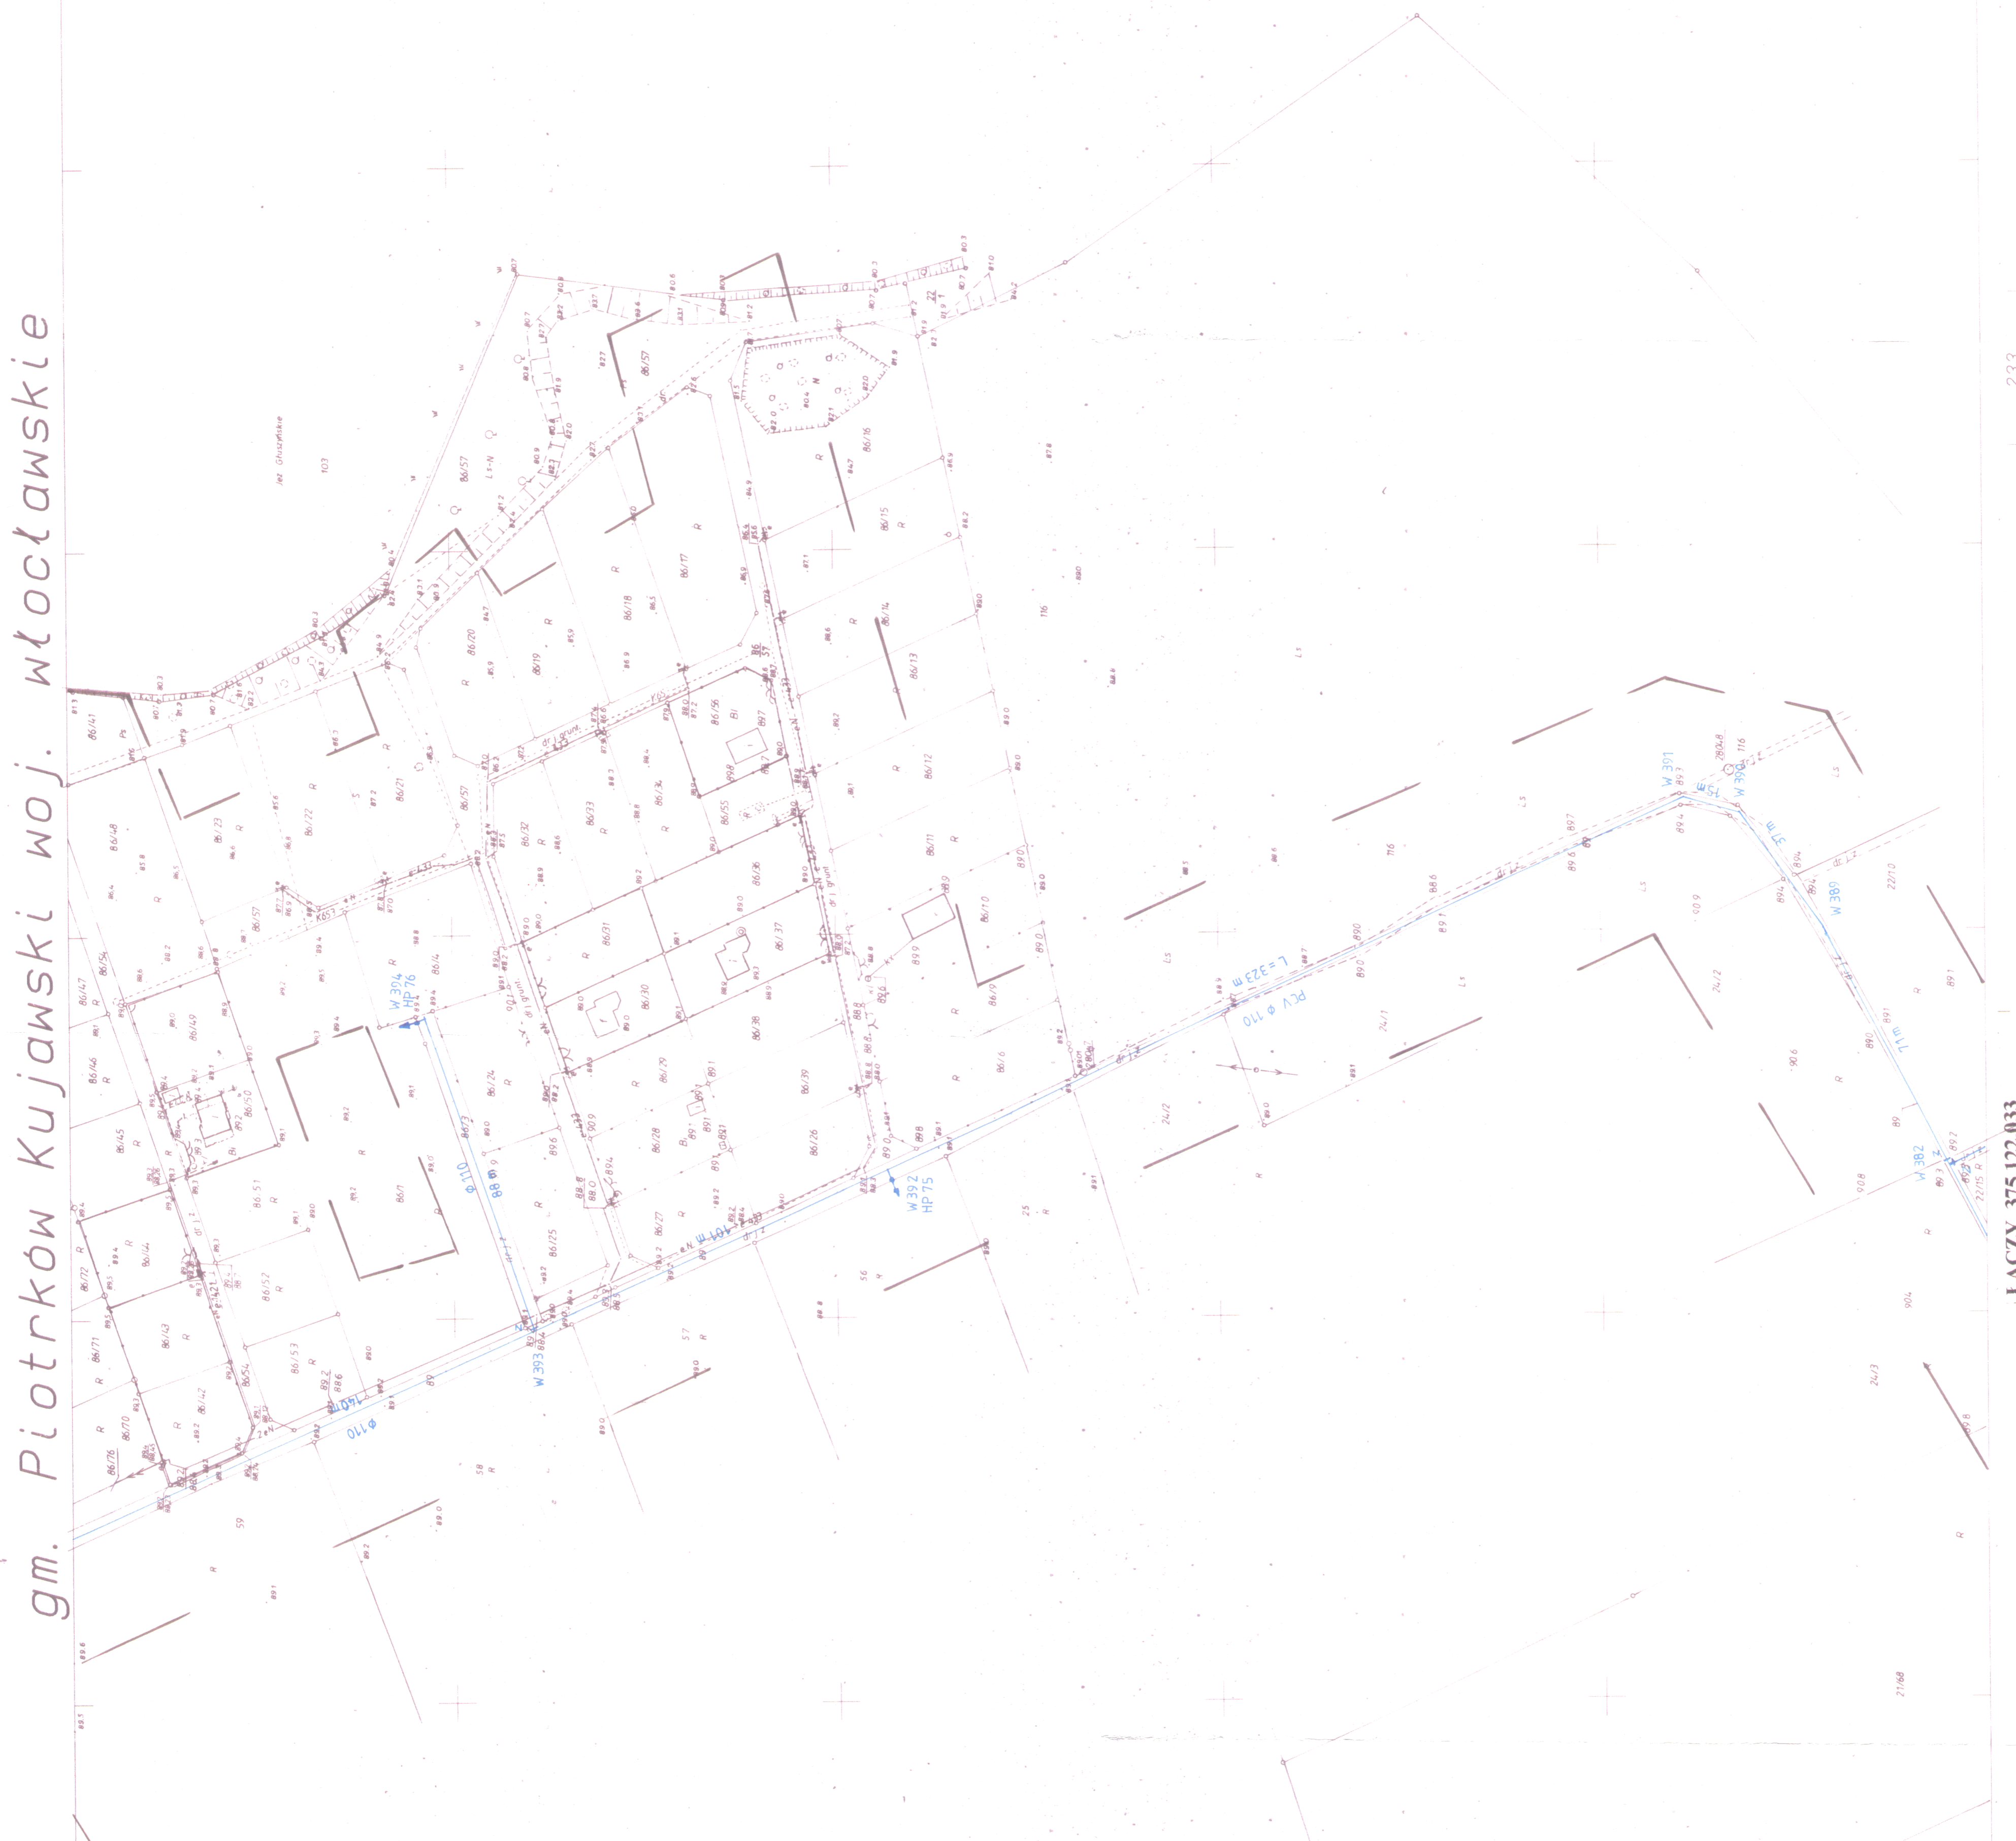

468108-C
STAROSTWO POWIATOWE W RADZIEJOWIE
REDAKCJA, OŚRODEK DOKUMENTACJI
W SZKOLE SZKOLNEJ
ul. Błociszewski 25, 87-700 Aleksandrowo Kuj.
NIP: 633-222-23-24
tel./fax: 054 454 38 73, 454 31 11, fax: 054 454 38 74

Wzrosty do 100cm w 100cm
Wzrosty do 100cm w 100cm
Wzrosty do 100cm w 100cm

4 up. ST. P. ST. P.
[Podpis]
[Podpis]