


gm. Piotrków Kujawski woj. włocławskie

MAPA SYTUACYJNO-WYSOKOŚCIOWA

Skala 1 : 1000

Obiekt: Bucz, Stefanowo, Teodorowo, Trojczek, Wincentowo, Wymysłowo Stawiska
 Gmina: Piotrków Kujawski
 Powiat: radziejowski
 woj. kujawsko-pomorskie
 Mapa w zakresie: 365.344.164.212.223.224.231.233
 375.121.151.153.154.201.203
 375.122.013.014.021.022.023.024.031.033.062.064.071.072.073.074.081.112.121.122.011
 Sytuacja na dzień: 02.10.2009r.
 KERG 3180-102/2008

Usługi Geodezyjno-kartograficzne
GEOPOL
 ul. Główna 11, 88-100 Włocławek
 NIP 881-122-87, 88-100 919/92, 4
 16 882526 23/3, 16 882526 23/3
 Nr upraw. zawod. 15903
 Nr upraw. zawod. 15903

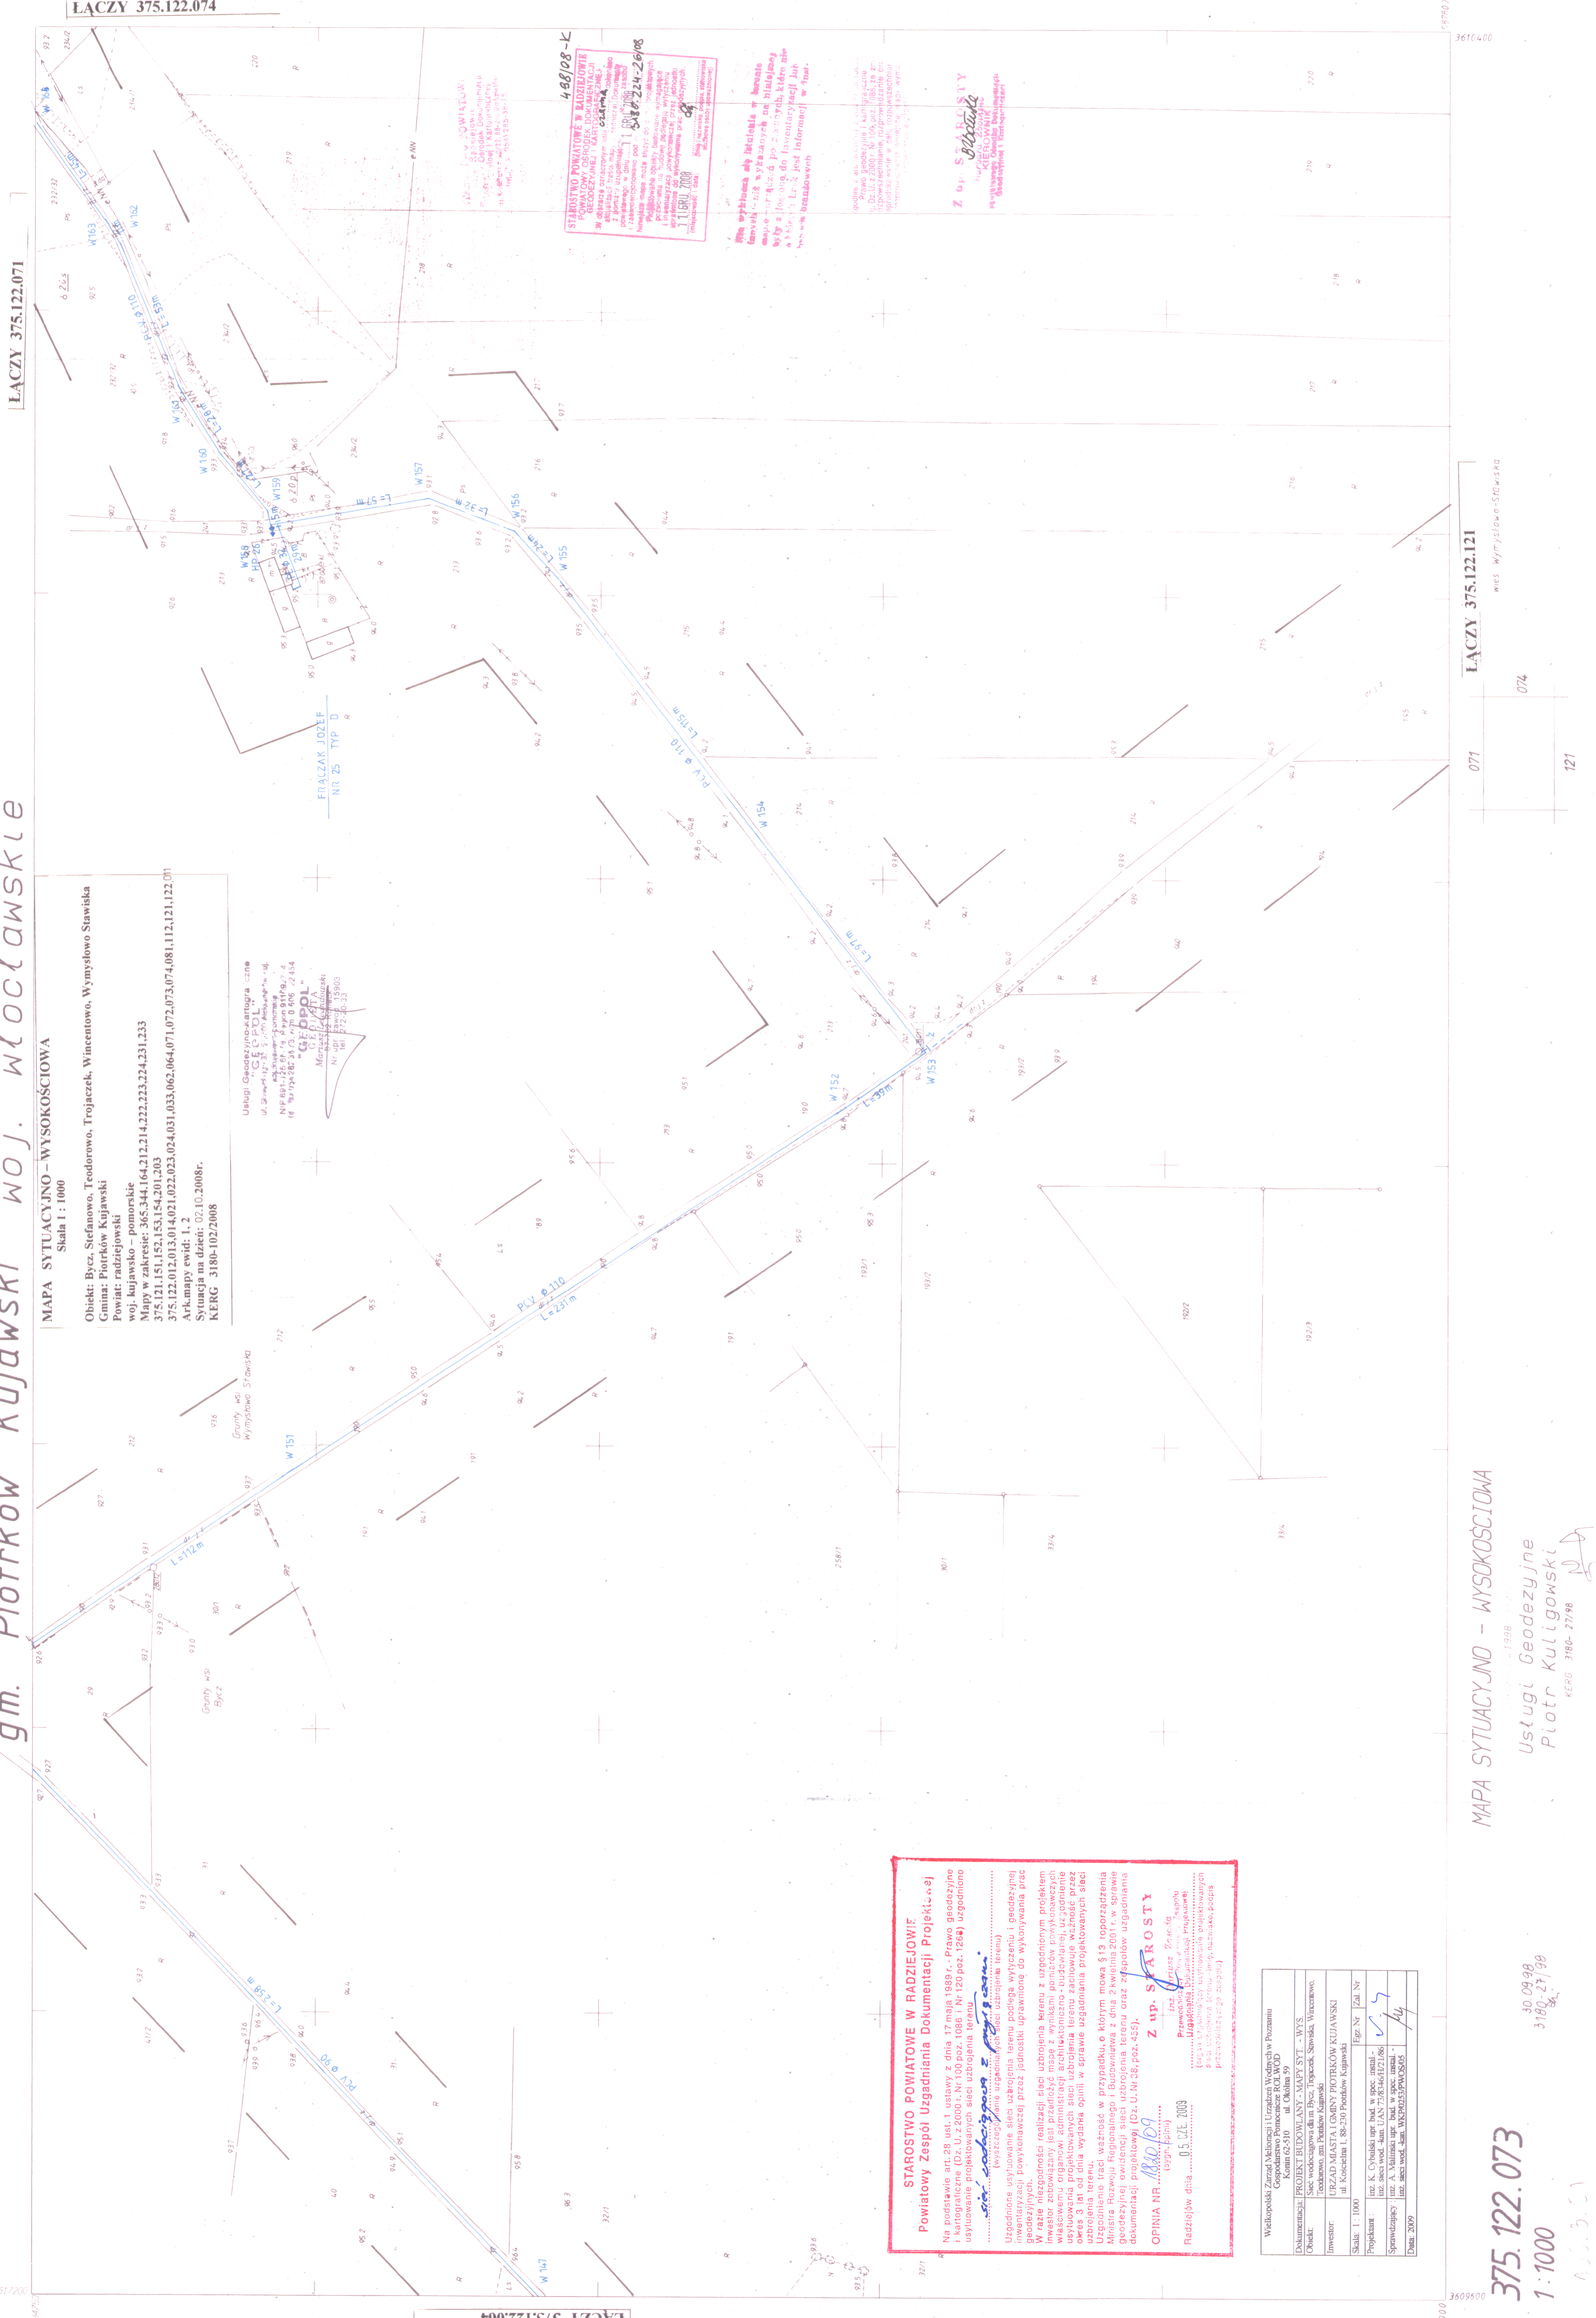

STAROSTWO POWIATOWE W RADZIEJOWIE
Powiatowy Zespół Uzgadniania Dokumentacji Projektowej

Na podstawie art. 28 ust. 1 ustawy z dnia 17 maja 1989 r. - Prawo geodezyjne i kartograficzne (Dz. U. z 2000 r. Nr 100 poz. 1086 i Nr 120 poz. 1284) uzgodniono usytuowanie projektowanych sieci uzbrojenia terenu:

.....
 (twiszczospojenie uzupelniajacych sieci uzbrojenia terenu)

Uspokojona sytuacja sieci uzbrojenia terenu podlega wytyczeniu i geodezyjnej inwentaryzacji przez jednostki uprawnione do wykonywania prac geodezyjnych, po zbadaniu przez jednostki uprawnione do wykonywania prac w razie niezgodności realizacji sieci uzbrojenia terenu z uzgodnionym projektem inwestor zobowiązany jest przedłożyć mapę z wynikami pomiarów powykonawczych, która ma być zgodna z projektem, z uwzględnieniem zmian, które miały miejsce w czasie wykonywania projektowanych sieci uzbrojenia terenu z uwzględnieniem zmian, które miały miejsce w czasie wykonywania projektowanych sieci uzbrojenia terenu.

Opinia jest ważna w przypadku, o którym mowa § 13 rozporządzenia Ministra Infrastruktury z dnia 20 sierpnia 2007 r. w sprawie geodezyjnej ewidencji sieci uzbrojenia terenu oraz sposobów uzgodnienia dokumentacji projektowej (Dz. U. Nr 38, poz. 455).

OPINIA NR 180/09 Z up. **STAROSTY** Radziejów (tytuł, imię) Andrzej Żeleński
 Przewodniczącego Powiatowego Zespołu Uzgadniania Dokumentacji Projektowej (Dz. U. z 2007 r. Nr 115, poz. 1153)

Redziejów dnia 05.07.2009

Wielkopolski Zarząd Melioracji i Urządzeń Wodnych w Poznaniu Gospodarstwo Pomocnicze ROWOD	
Kom. 62-510	ul. Okólna 59
Dokumentacja: PROJEKT BUDOWLANY - MAPY SIT. - WYS.	
Obiekt:	Sieć wodociągowa dla m. Bucz, Trojczek, Stefanowo, Wincentowo.
Inwestor:	URZĄD MASTA GMINY PIOTRKÓW KUJAWSKI ul. Kosciuszki 1, 88-230 Piotrków Kujawski
Skala: 1 : 1000	Egz. Nr / Zai. Nr
Projektant:	Int. K. Cychowski / int. bud. w spec. instal. -
Sprawdzający:	Int. A. Malinowski / int. bud. w spec. instal. -
Data: 2009	Int. spec. wod. / San. WER025PW0505

375.122.073
1:1000
 30.09.08
 3180-27/08
 36000

MAPA SYTUACYJNO - WYSOKOŚCIOWA
 w/w 1938
 Usługi Geodezyjne
 Piotr Kulligowski
 KERG 3180-27/98
 121

ŁĄCZY 375.122.074
 w/w 1938
 074
 3610400

ŁĄCZY 375.122.074

ŁĄCZY 375.122.071

3610400

36000

36000