


Nr	NAZWA POMIESZCZENIA	Pow. [m ²]
11	Antresola	93,45

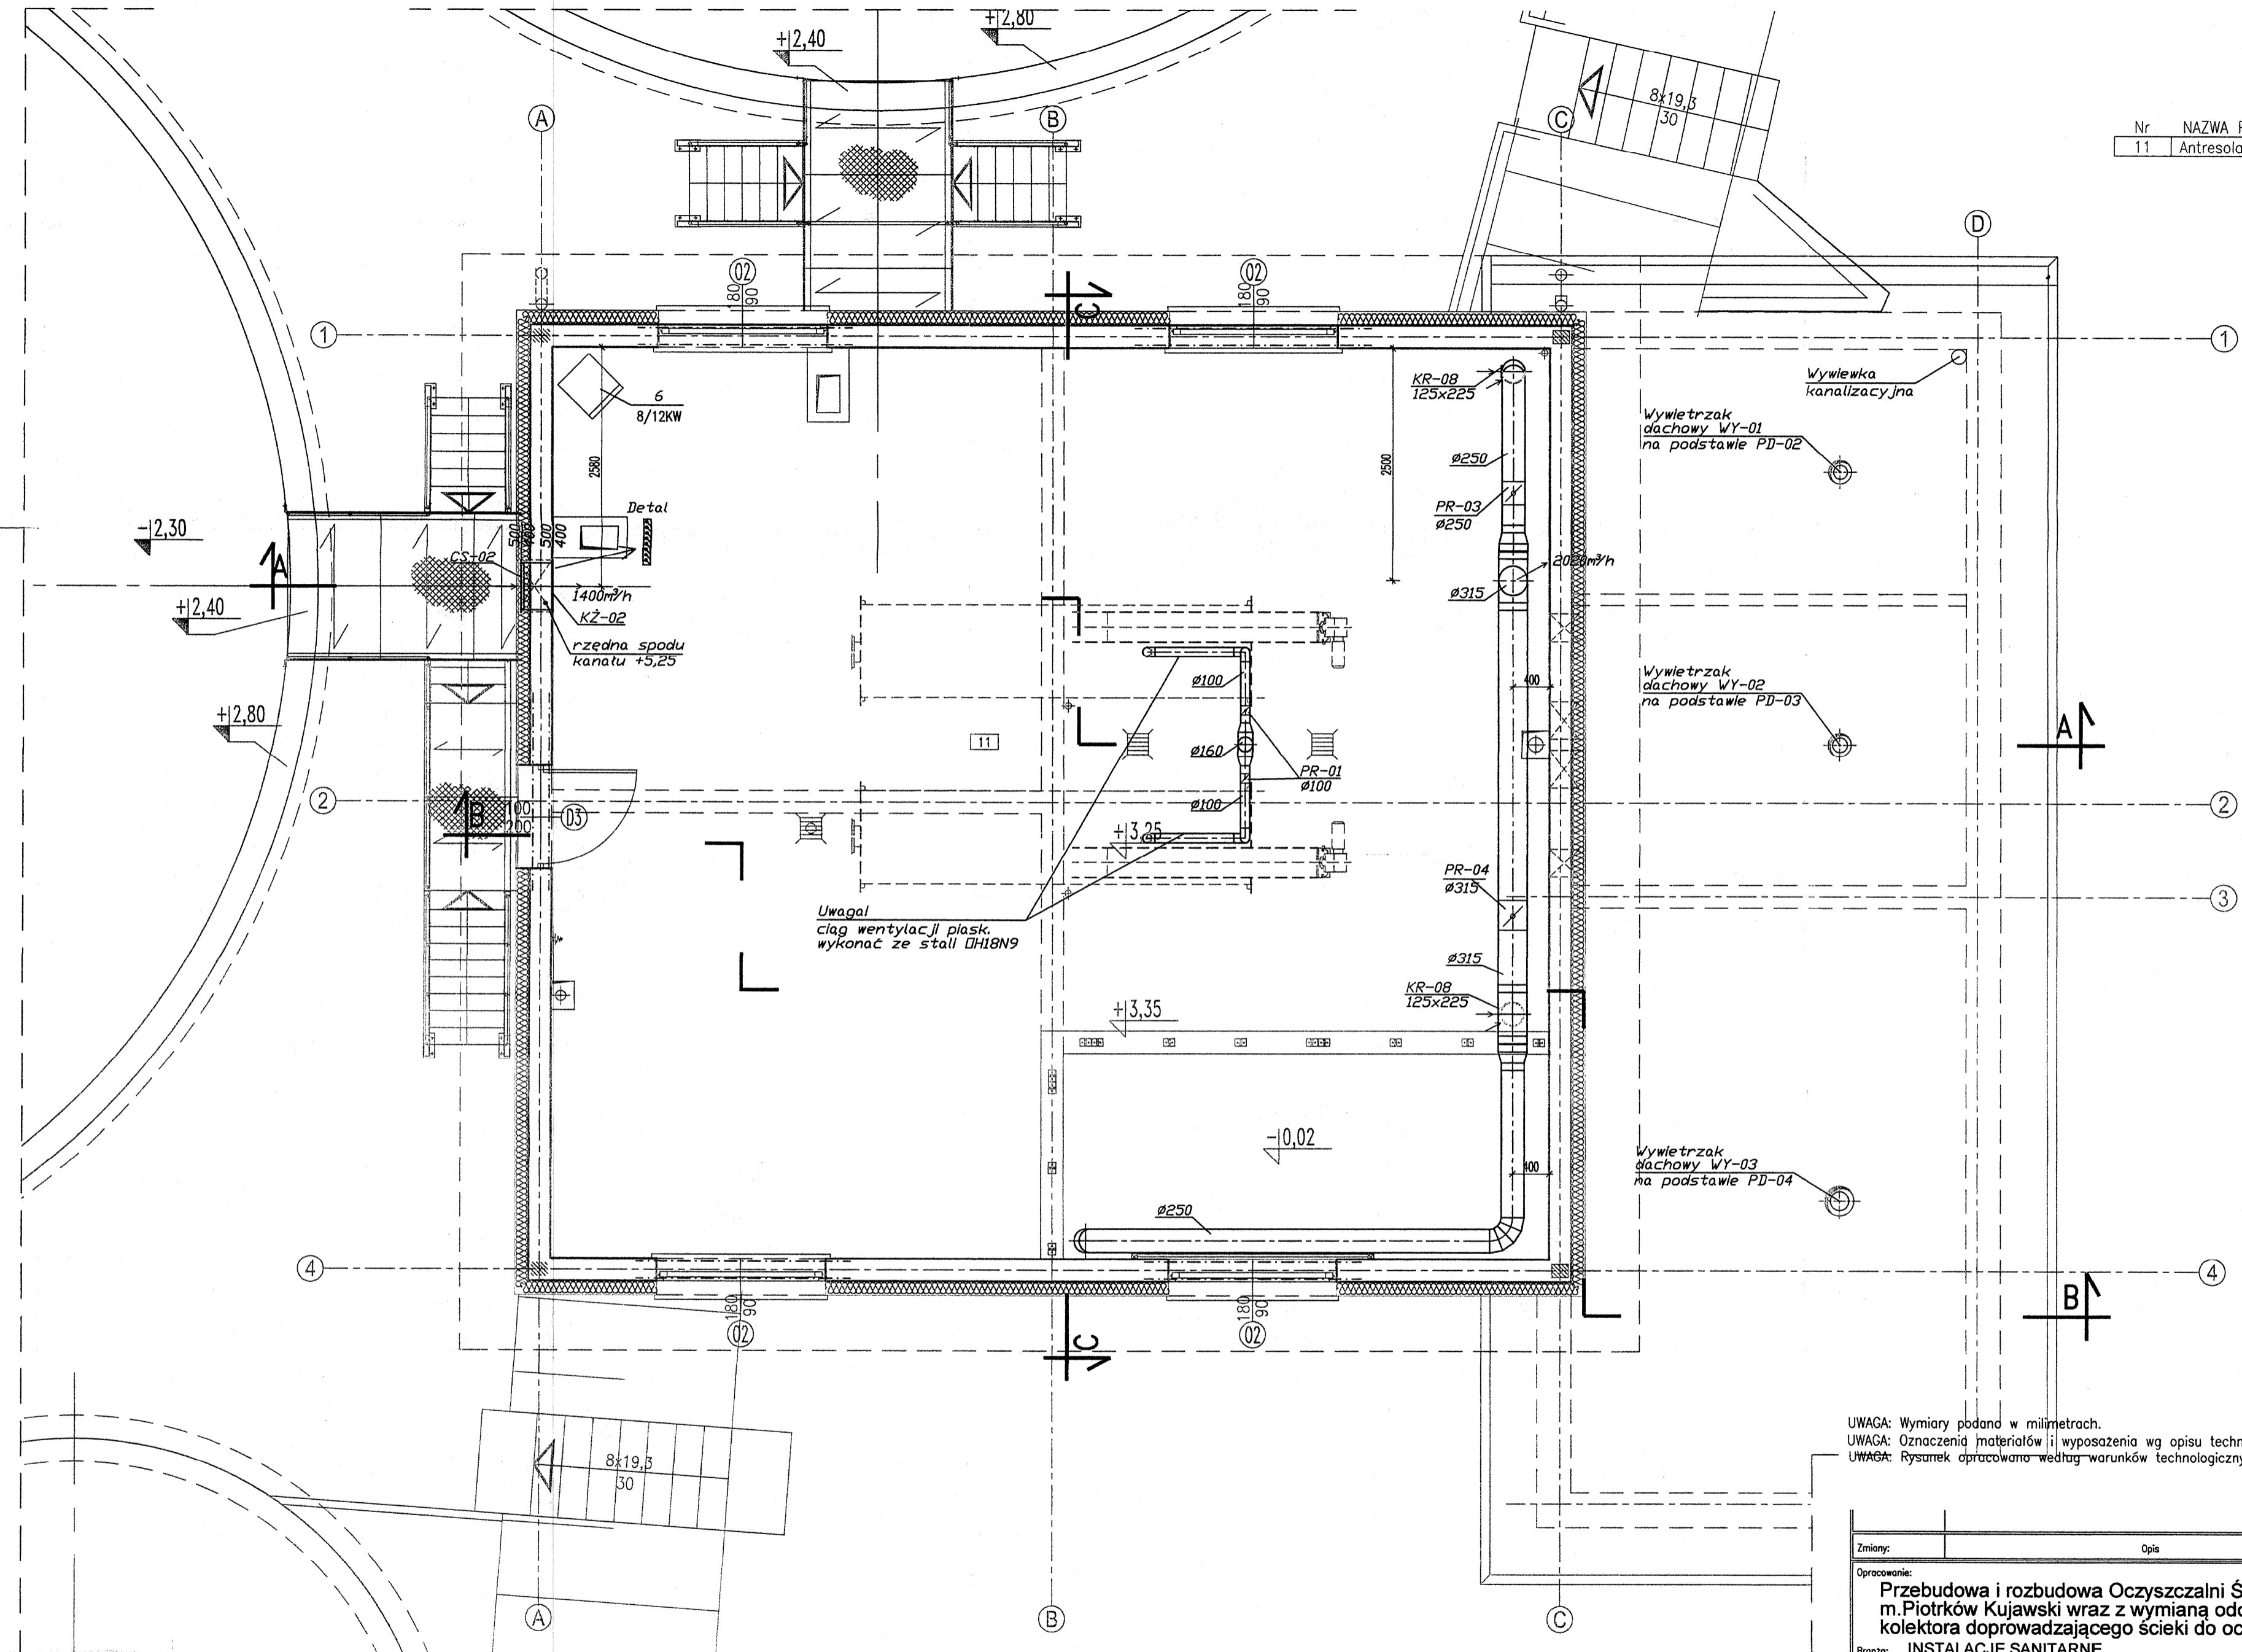

Uwaga!
ciąg wentylacji płaski
wykonać ze stali UH18N9

UWAGA: Wymiary podane w milimetrach.
UWAGA: Oznaczenia materiałów i wyposażenia wg opisu technicznego
UWAGA: Rysunek opracowano według warunków technologicznych zawartych w opisie technologicznym
±0,00 = 89,65m npm

LEGENDA:

- | | |
|---|--|
| CS-02 - Czerpnia sciana 500x400mm | WY-01, 02 - Wywietrzak dachowy cylindryczny okrągły ø160 |
| KŻ-02 - Kratka żaluzjowa | WY-03 - Wywietrzak dachowy cylindryczny okrągły ø200 |
| KR-08 - Kratka do zabudowy w kanale okrągłym z przeciwbieżnie sprzężonymi łopatkami 125x225mm | PD-02, 03 - Podstawa dachowa kołowa typ B/III ø160 |
| PR-01 - Przepustnica jednopłaszczyznowa ø100 wyk. st. nierdz. | PD-04 - Podstawa dachowa kołowa typ B/III ø200 |
| PR-03 - Przepustnica jednopłaszczyznowa ø250 | 6 - Nagrzewnica elektryczna 8,0/12,0kW |
| PR-04 - Przepustnica jednopłaszczyznowa ø315 | |

Zmiany:	Opis	Data	Imię i Nazwisko	Podpis
<p>Opracowanie: Przebudowa i rozbudowa Oczyszczalni Ścieków m. Piotrków Kujawski wraz z wymianą odcinka kolektora doprowadzającego ścieki do oczyszczalni</p>				
<p>Brzoza: INSTALACJE SANITARNE</p>		<p>Indeks: 00</p> <p>Faza: PBW</p>	<p>Data: VII 2014</p> <p>Skala: 1:50</p>	<p>Rys. Nr: P.06.228/13</p> <p>VE 12.00</p>
<p>Rysunek: BUDYNEK TECHNICZNY RZUT ANTRESOLI WENTYLACJA I OGRZEWANIE</p>		<p>Projektował: mgr inż. M. Janiszewska</p> <p>Opracował: inż. P. Szymański</p> <p>Sprawił: mgr inż. A. Makowski</p>	<p>Numer ugrupowań Sprężyn: 111/89 (instalacyjno-instalacyjny)</p> <p>28/98 (spec. instalacyjna)</p>	<p>Podpis: [Signature]</p>
<p>Usługi Inwestycyjne i Projektowe Piotr Szymański 09-400 Płock ul. Rembelińskiego 1/78 tel.(024) 367-59-39</p>				