


| Nr | NAZWA POMIESZCZENIA | Pow. [m ²] |
|-----|-----------------------------|------------------------|
| 01 | KORYTARZ | 2,59 |
| 02 | POM. SOCJALNE | 10,05 |
| 03 | SZATNIA PRZEPUSTOWA | |
| 03a | Szatnia odzieży wierzchniej | 1,20 |
| 03b | Komunikacja | 2,33 |
| 03c | Natrysk | 1,70 |
| 03d | Szatnia odzieży roboczej | 7,89 |
| 03e | WC | 1,51 |
| 04 | POM. TECHNICZNE | 51,34 |
| 05 | POM. DMUCHAW | 25,04 |
| 06 | POM. MAGAZYNOWE | 11,25 |
| 07 | POM. MAGAZYNOWE | 12,78 |
| 08 | POM. NA KONTENER | 26,67 |

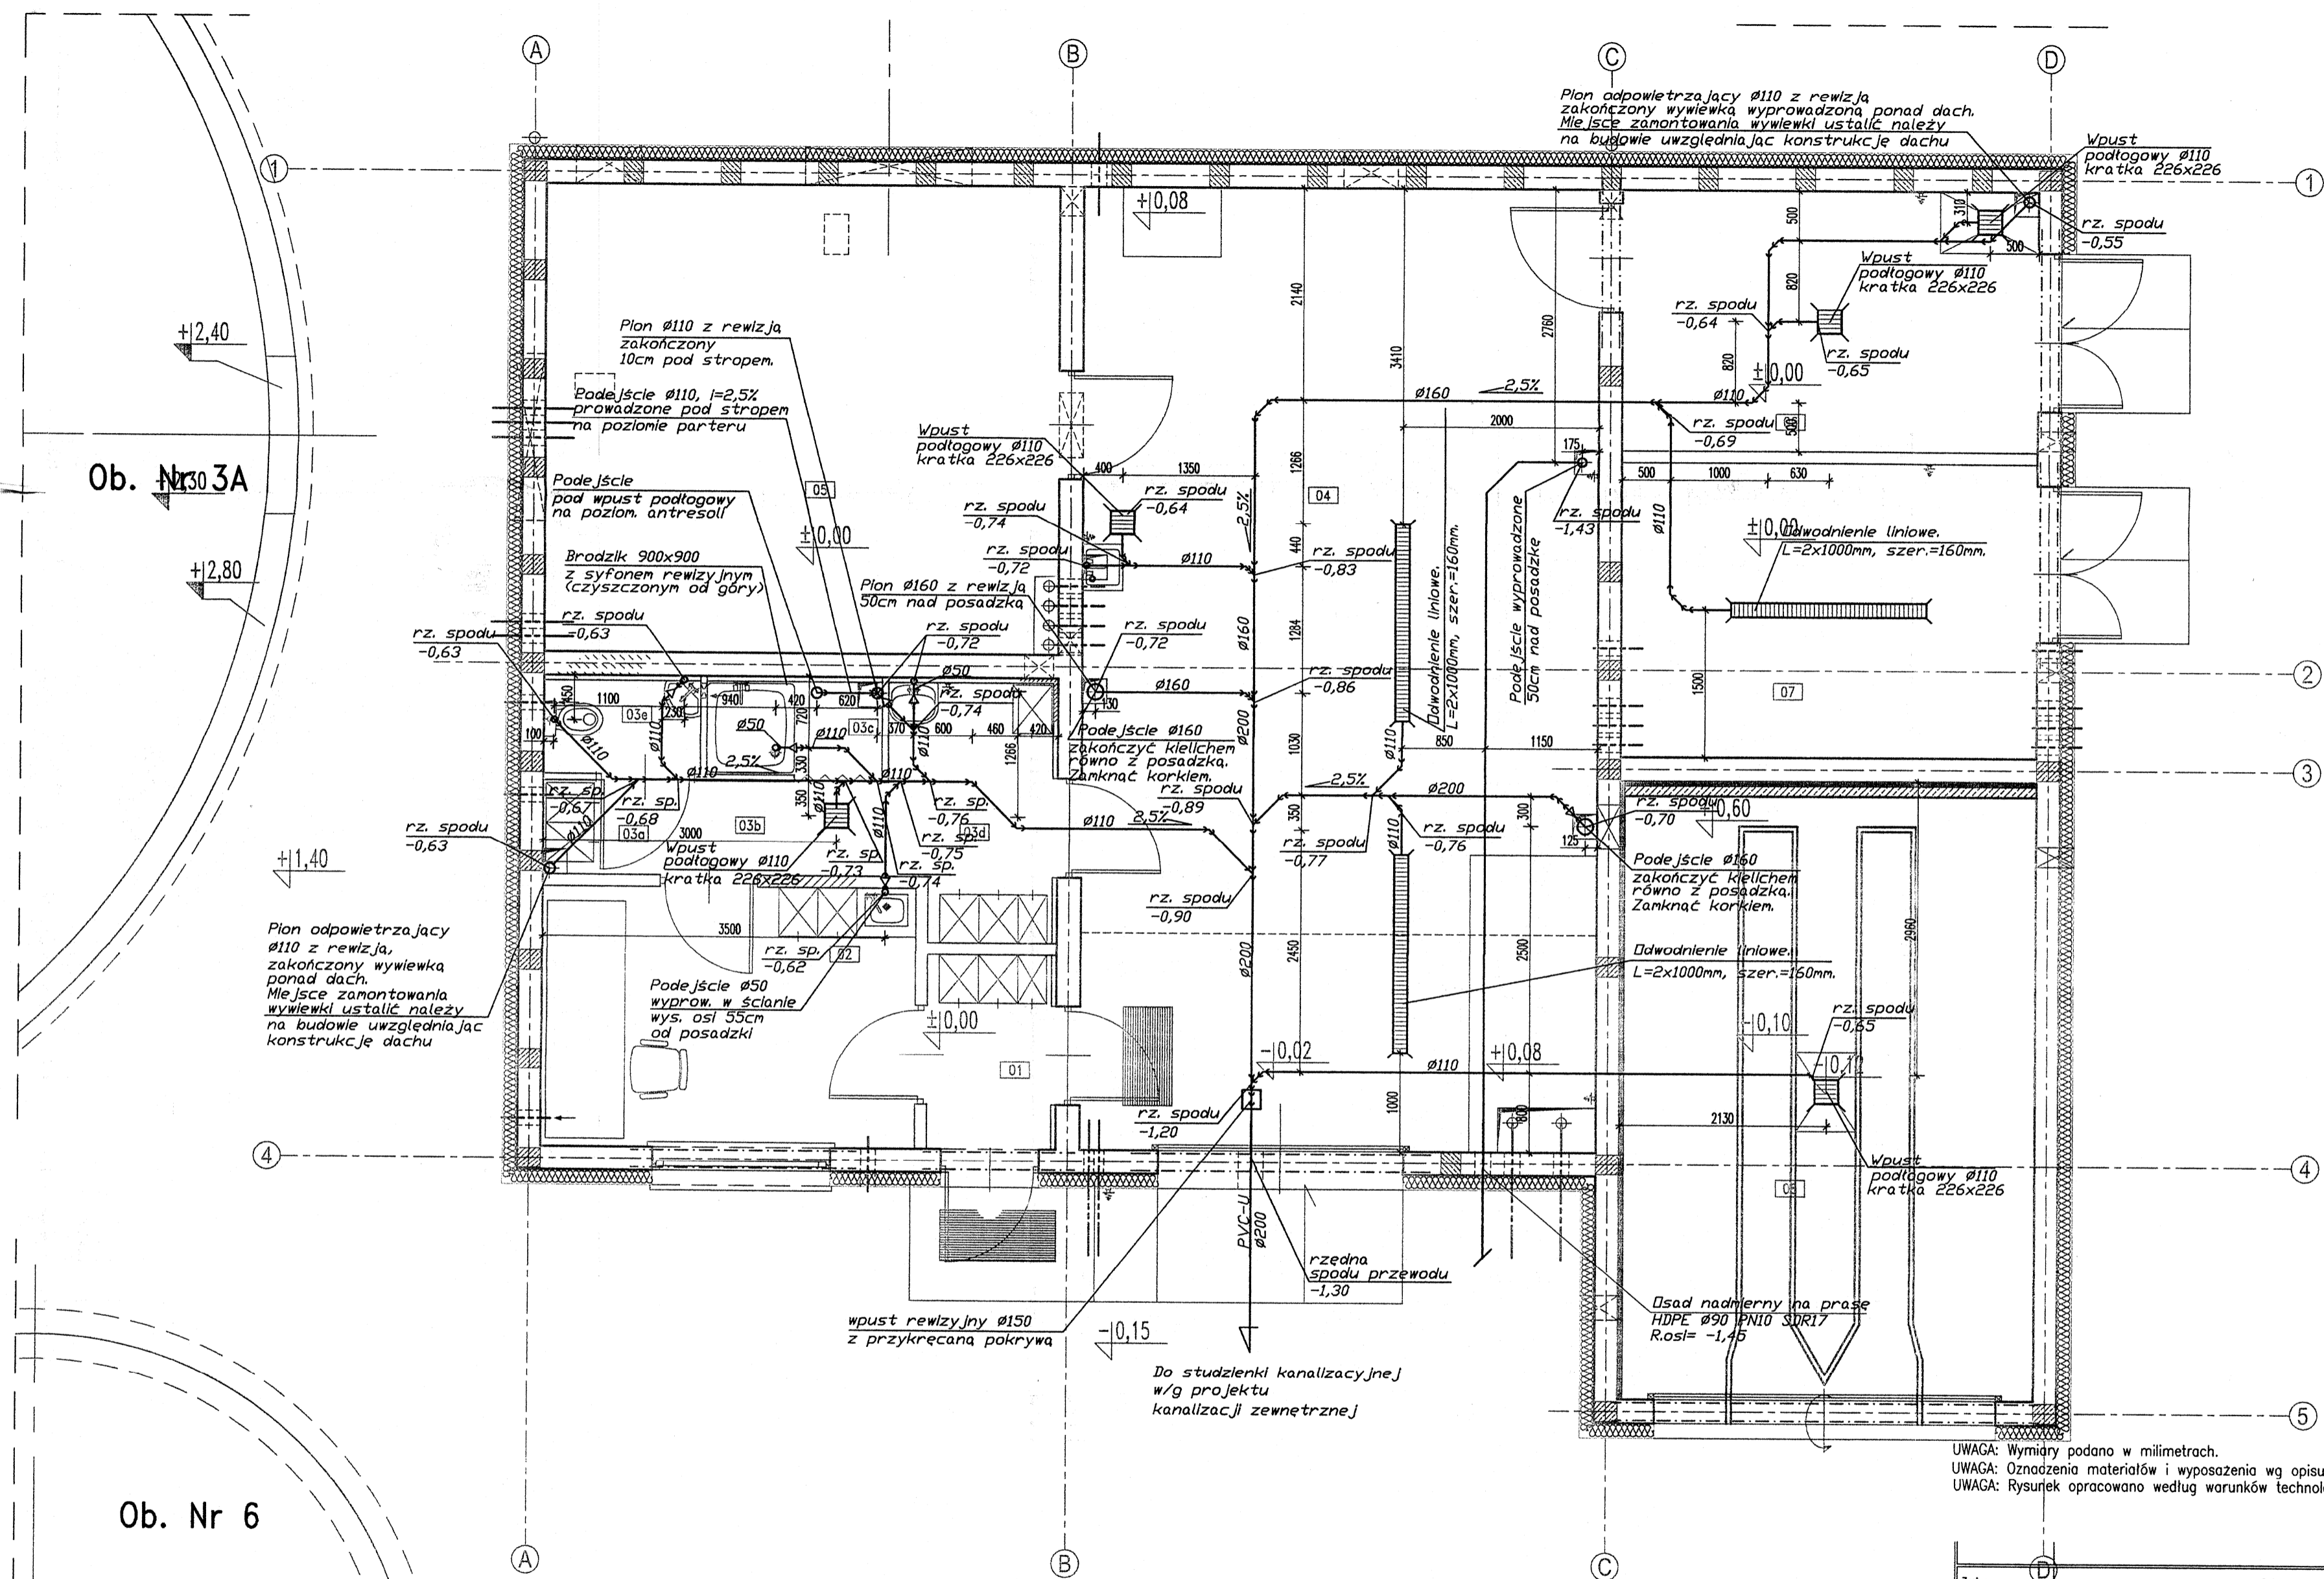

UWAGA: Wymiary podana w milimetrach.
 UWAGA: Oznaczenia materiałów i wyposażenia wg opisu technicznego
 UWAGA: Rysunek opracowano według warunków technologicznych zawartych w opisie technologicznym
 ±0,00 = 89,65m npm

| Zmiany: | Opis | Data | Nozwiako | Podpis |
|--------------|---|-------------------------|------------------------------------|---------------------|
| Opracowanie: | Przebudowa i rozbudowa Oczyszczalni Ścieków m. Piotrków Kujawski wraz z wymianą odcinka kolektora doprowadzającego ścieki do oczyszczalni | 00 | VII 2014 | Rys. Nr P.06.228/13 |
| Brzoza: | INSTALACJE SANITARNE | Faza PBW | Skala 1:50 | KA 1 1.00 |
| Rysunek: | BUDYNEK TECHNICZNY RZUT PARTERU INST. KANALIZACYJNA | Imię i Nozwiako | Numer uprawnień Specjalność | Podpis |
| | | mgr inż. M. Janiszewska | 111/88 (instalacyjno-instalacyjna) | |
| | | mgr inż. P. Szymański | | |
| | | mgr inż. A. Makowski | 28/98 (spec. instalacyjna) | |

Usługi Inwestycyjne i Projektowe
 Piotr Szymański
 09-400 Płock ul. Rembielińskiego 1/78
 tel. (024) 367-59-39

Ob. Nr 30 3A

Ob. Nr 6