

MAPA SYT-WYS. DO CELÓW PROJEKTOWYCH

Jednostka ewidencyjna Miasto Piotrków Kujawski  
Okręg Piotrków Kujawski  
woj. kujawsko-pomorskie

Działki nr według zakresu

SKALA 1:1000

Godło ark. rzędy 365.341.224


Mapa aktualna na dzień 19.03.2009r.  
w zakresie zaznaczonym kolorem niebieskim.

nie wykazuje się istnienie w terenie urządzeń podziemnych ukrytych a nie zlokalizowanych do dokumentacji geodezyjnej

ks. rob. 60/2009  
leg. 3067.20/2009

STAROSTWO POWIATOWE W PIOTRKÓWIE Kujawskim  
Wydział Geodezji i Kartografii  
ul. Wolności 100, 88-100 Piotrków Kujawski  
tel. (22) 751 20 00  
fax (22) 751 20 01  
e-mail: gk@piotrkow.kujawski.pl

14 KW 2009  
3067.20/2009-33/09

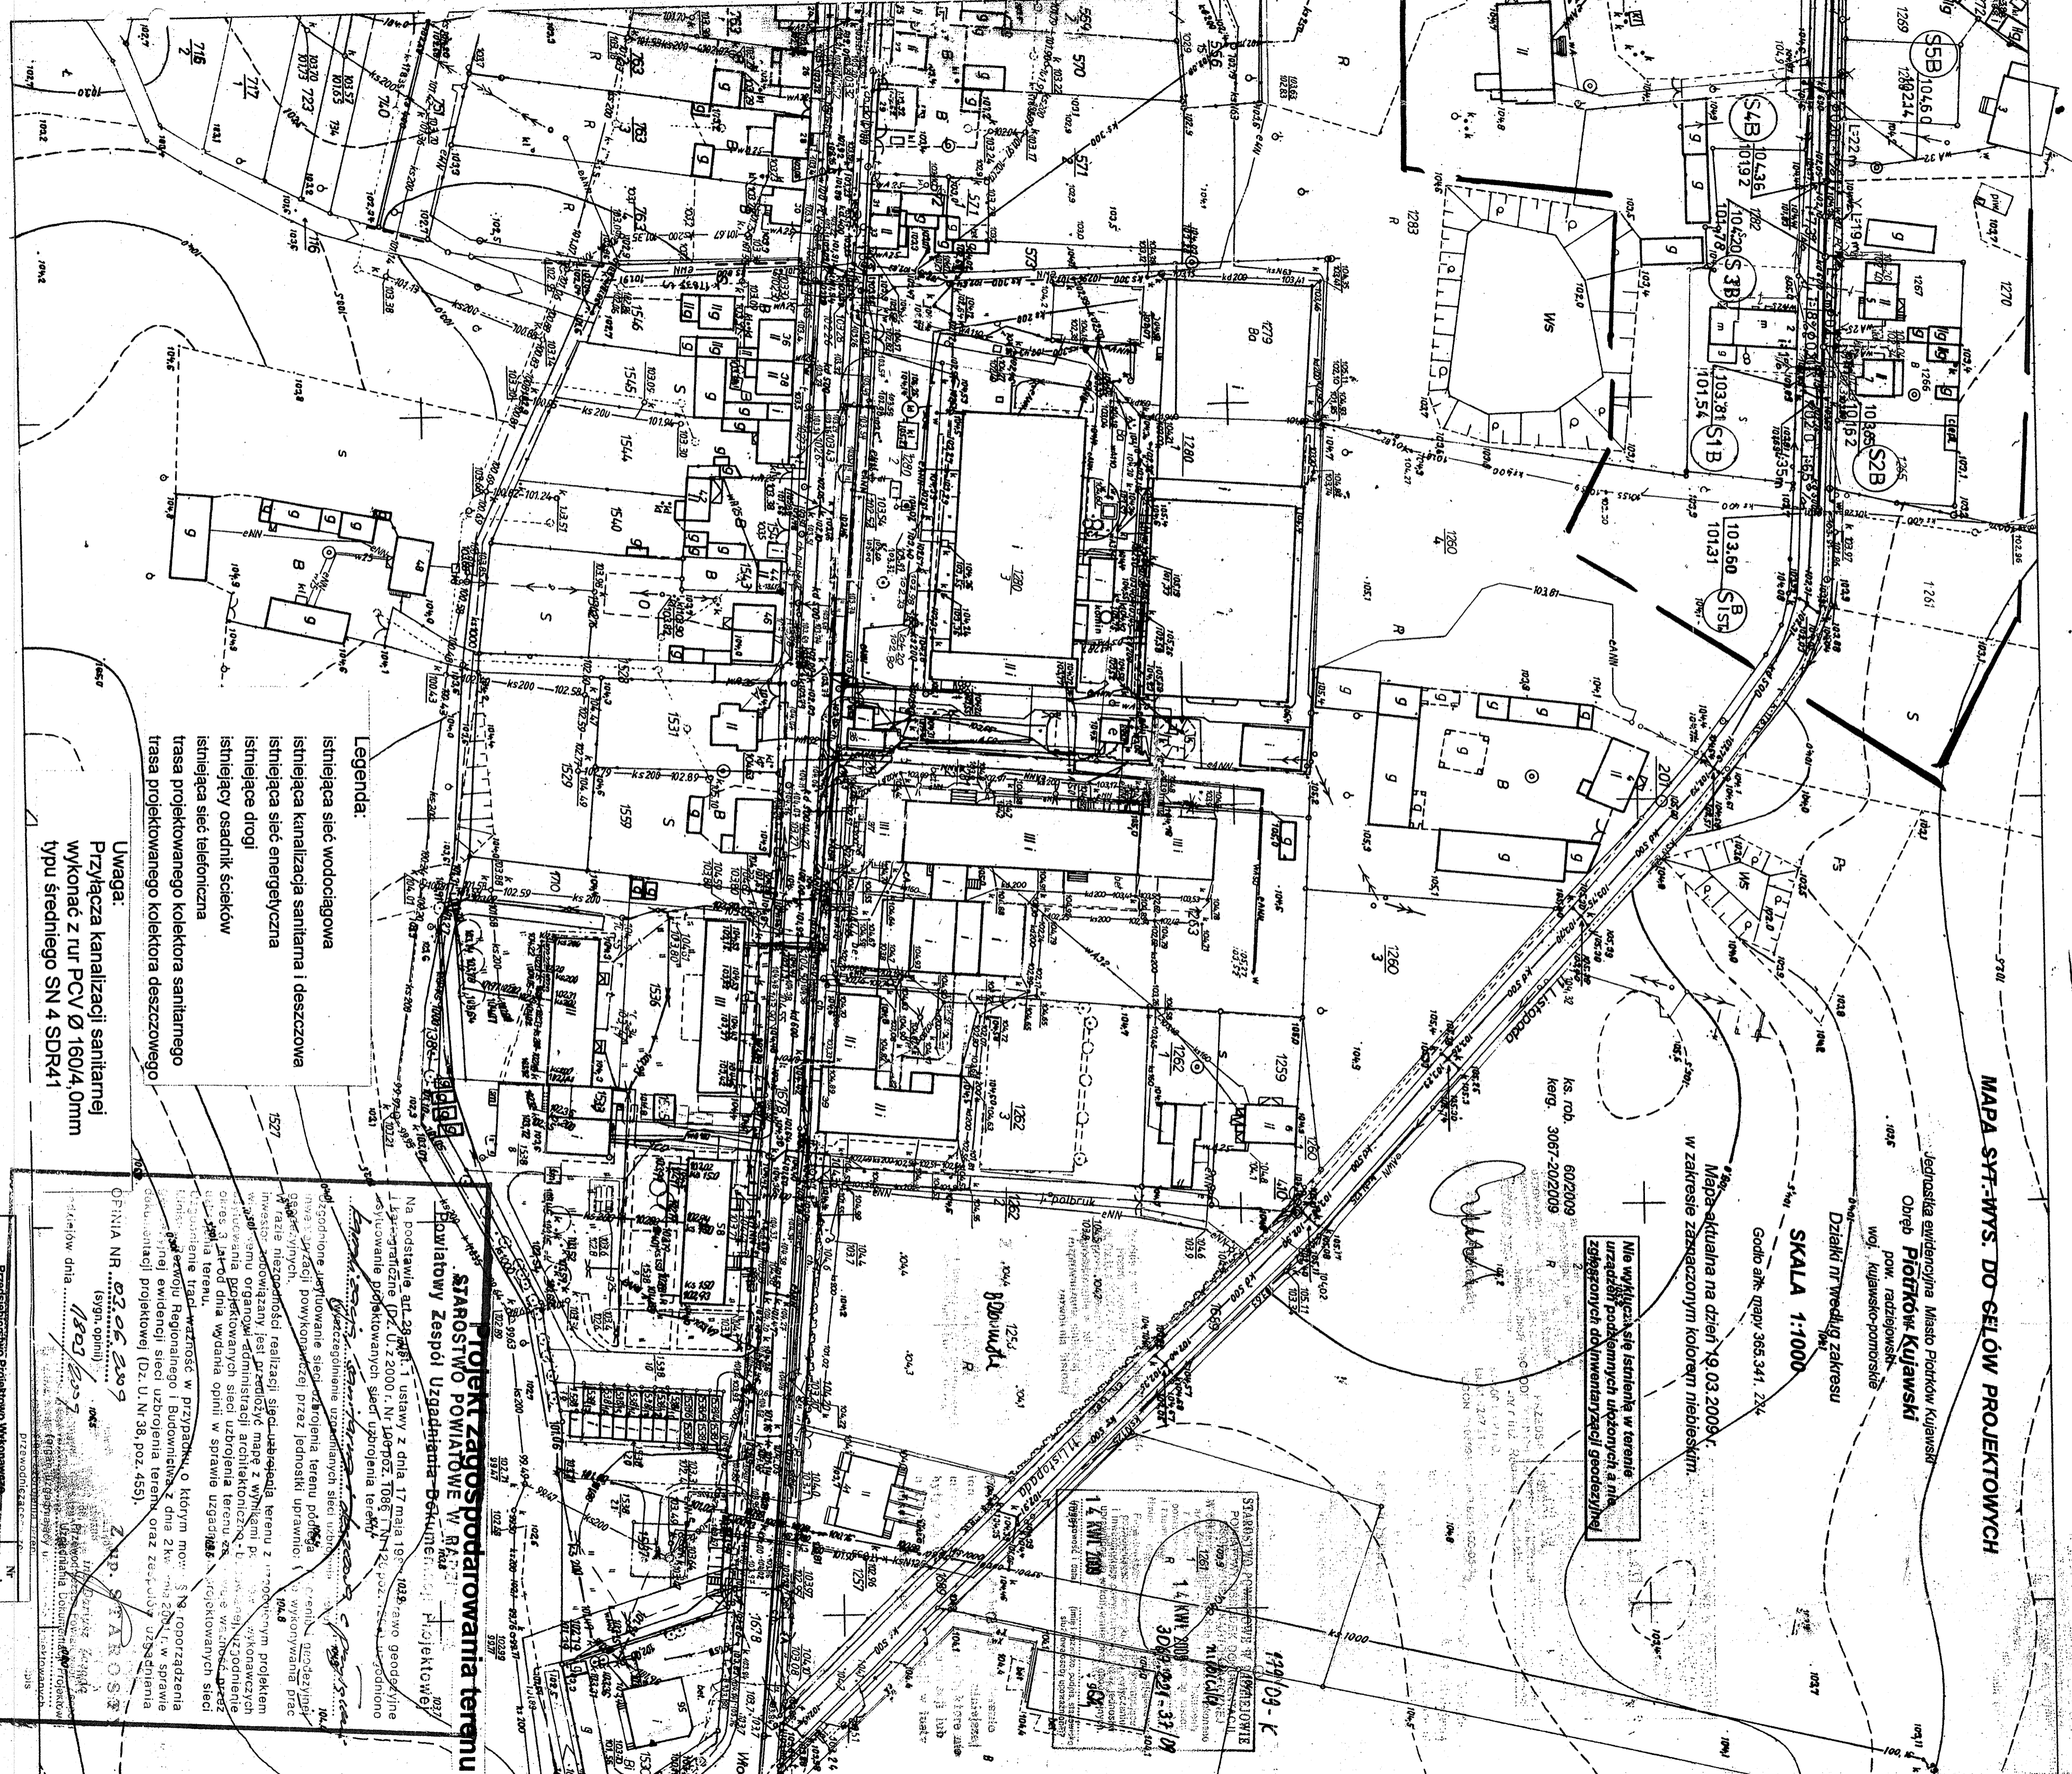

- Legenda:**
- istniejąca sieć wodociągowa
  - istniejąca kanalizacja sanitarna i deszczowa
  - istniejąca sieć energetyczna
  - istniejąca droga
  - istniejący osadnik ścieków
  - istniejąca sieć telefoniczna
  - trasa projektowanego kolektora sanitarnego
  - trasa projektowanego kolektora deszczowego

**Uwaga:**  
Przyłącza kanalizacji sanitarnej wykonać z rur PCV Ø 160/4, 0mm typu średniego SN 4 SDR41

MAPA ZASADNICZA

365.341.224  
1:1000

OKRĘGOWE PRZEDSIĘBIORSTWO G. ODEBIJUNO-KARTOGRAFICZNE  
w BYDGOSZCZY

PROJEKT ZAGOSPODAROWANIA TERENU  
STAROSTWO POWIATOWE W PIOTRKÓWIE Kujawskim

Powiatowy Zespół Uzgodnienia - Dokumentacja Projektowa

Na podstawie art. 29 ust. 1 ustawy z dnia 17 marca 1963 r. Prawo geodezyjne i kartograficzne (Dz. U. z 2000 r. Nr 140 poz. 1066, z późn. zmianami) i rozporządzenia Ministra Infrastruktury z dnia 12 kwietnia 2002 r. w sprawie sposobu prowadzenia dokumentacji projektowej, protokołów i planów sytuacyjnych, oraz sposobu oznaczania linii granic nieruchomości (Dz. U. Nr 38, poz. 455).

OPINIA NR 02.06.2009  
(sygn. opinii) 1046

Zgodnie z uzgodnieniami z Wydziałem Geodezji i Kartografii Starostwa Powiatowego w Piotrkowie Kujawskim, niniejszym dokumentem wyrażam zgodę na wyrażenie opinii w sprawie projektu zagospodarowania terenu, w tym: trasy projektowanego kolektora sanitarnego i deszczowego, trasy projektowanego kolektora sanitarnego i deszczowego, trasy projektowanego kolektora sanitarnego i deszczowego, trasy projektowanego kolektora sanitarnego i deszczowego.

Opinia wyrażona została w dniu 02.06.2009 r. w siedzibie Starostwa Powiatowego w Piotrkowie Kujawskim.

*[Podpis]*  
Zdzisław Starostka  
Starosta Powiatu

Przedsiębiorstwo Projektowo Wykonawcze INSTPROJBUUD Sp. z o.o. Bydgoszcz		Nr	
Pracownik		pyska	
Tętno opracowania: Budowa sieci kanalizacji sanitarnej w ulicach Kasprzowska, Mokrej, Mostowej, Parkowej, II Listopada, Św. Duchy i Stocznej oraz kanalizacji deszczowej w ul. Mostowej i Parkowej w obrębie ewidencyjnym miasto Piotrków Kujawski.			
Projektant	arch. UAN-KZ-7210/10/08	Podpis	Stala
Tekst.	tech. Jacek Sadowski inż. prof.		1:1000
Projektant	arch. UAN-KZ-7210/10/08		1:1000
Sprawił:	mgr inż. Andrzej Schädelberger	Data	15.05.09
	UAN-KZ-7210/10/08		15.05.09

228  
A  
2  
022