



Typowy wpust uliczny
podz. 1:20

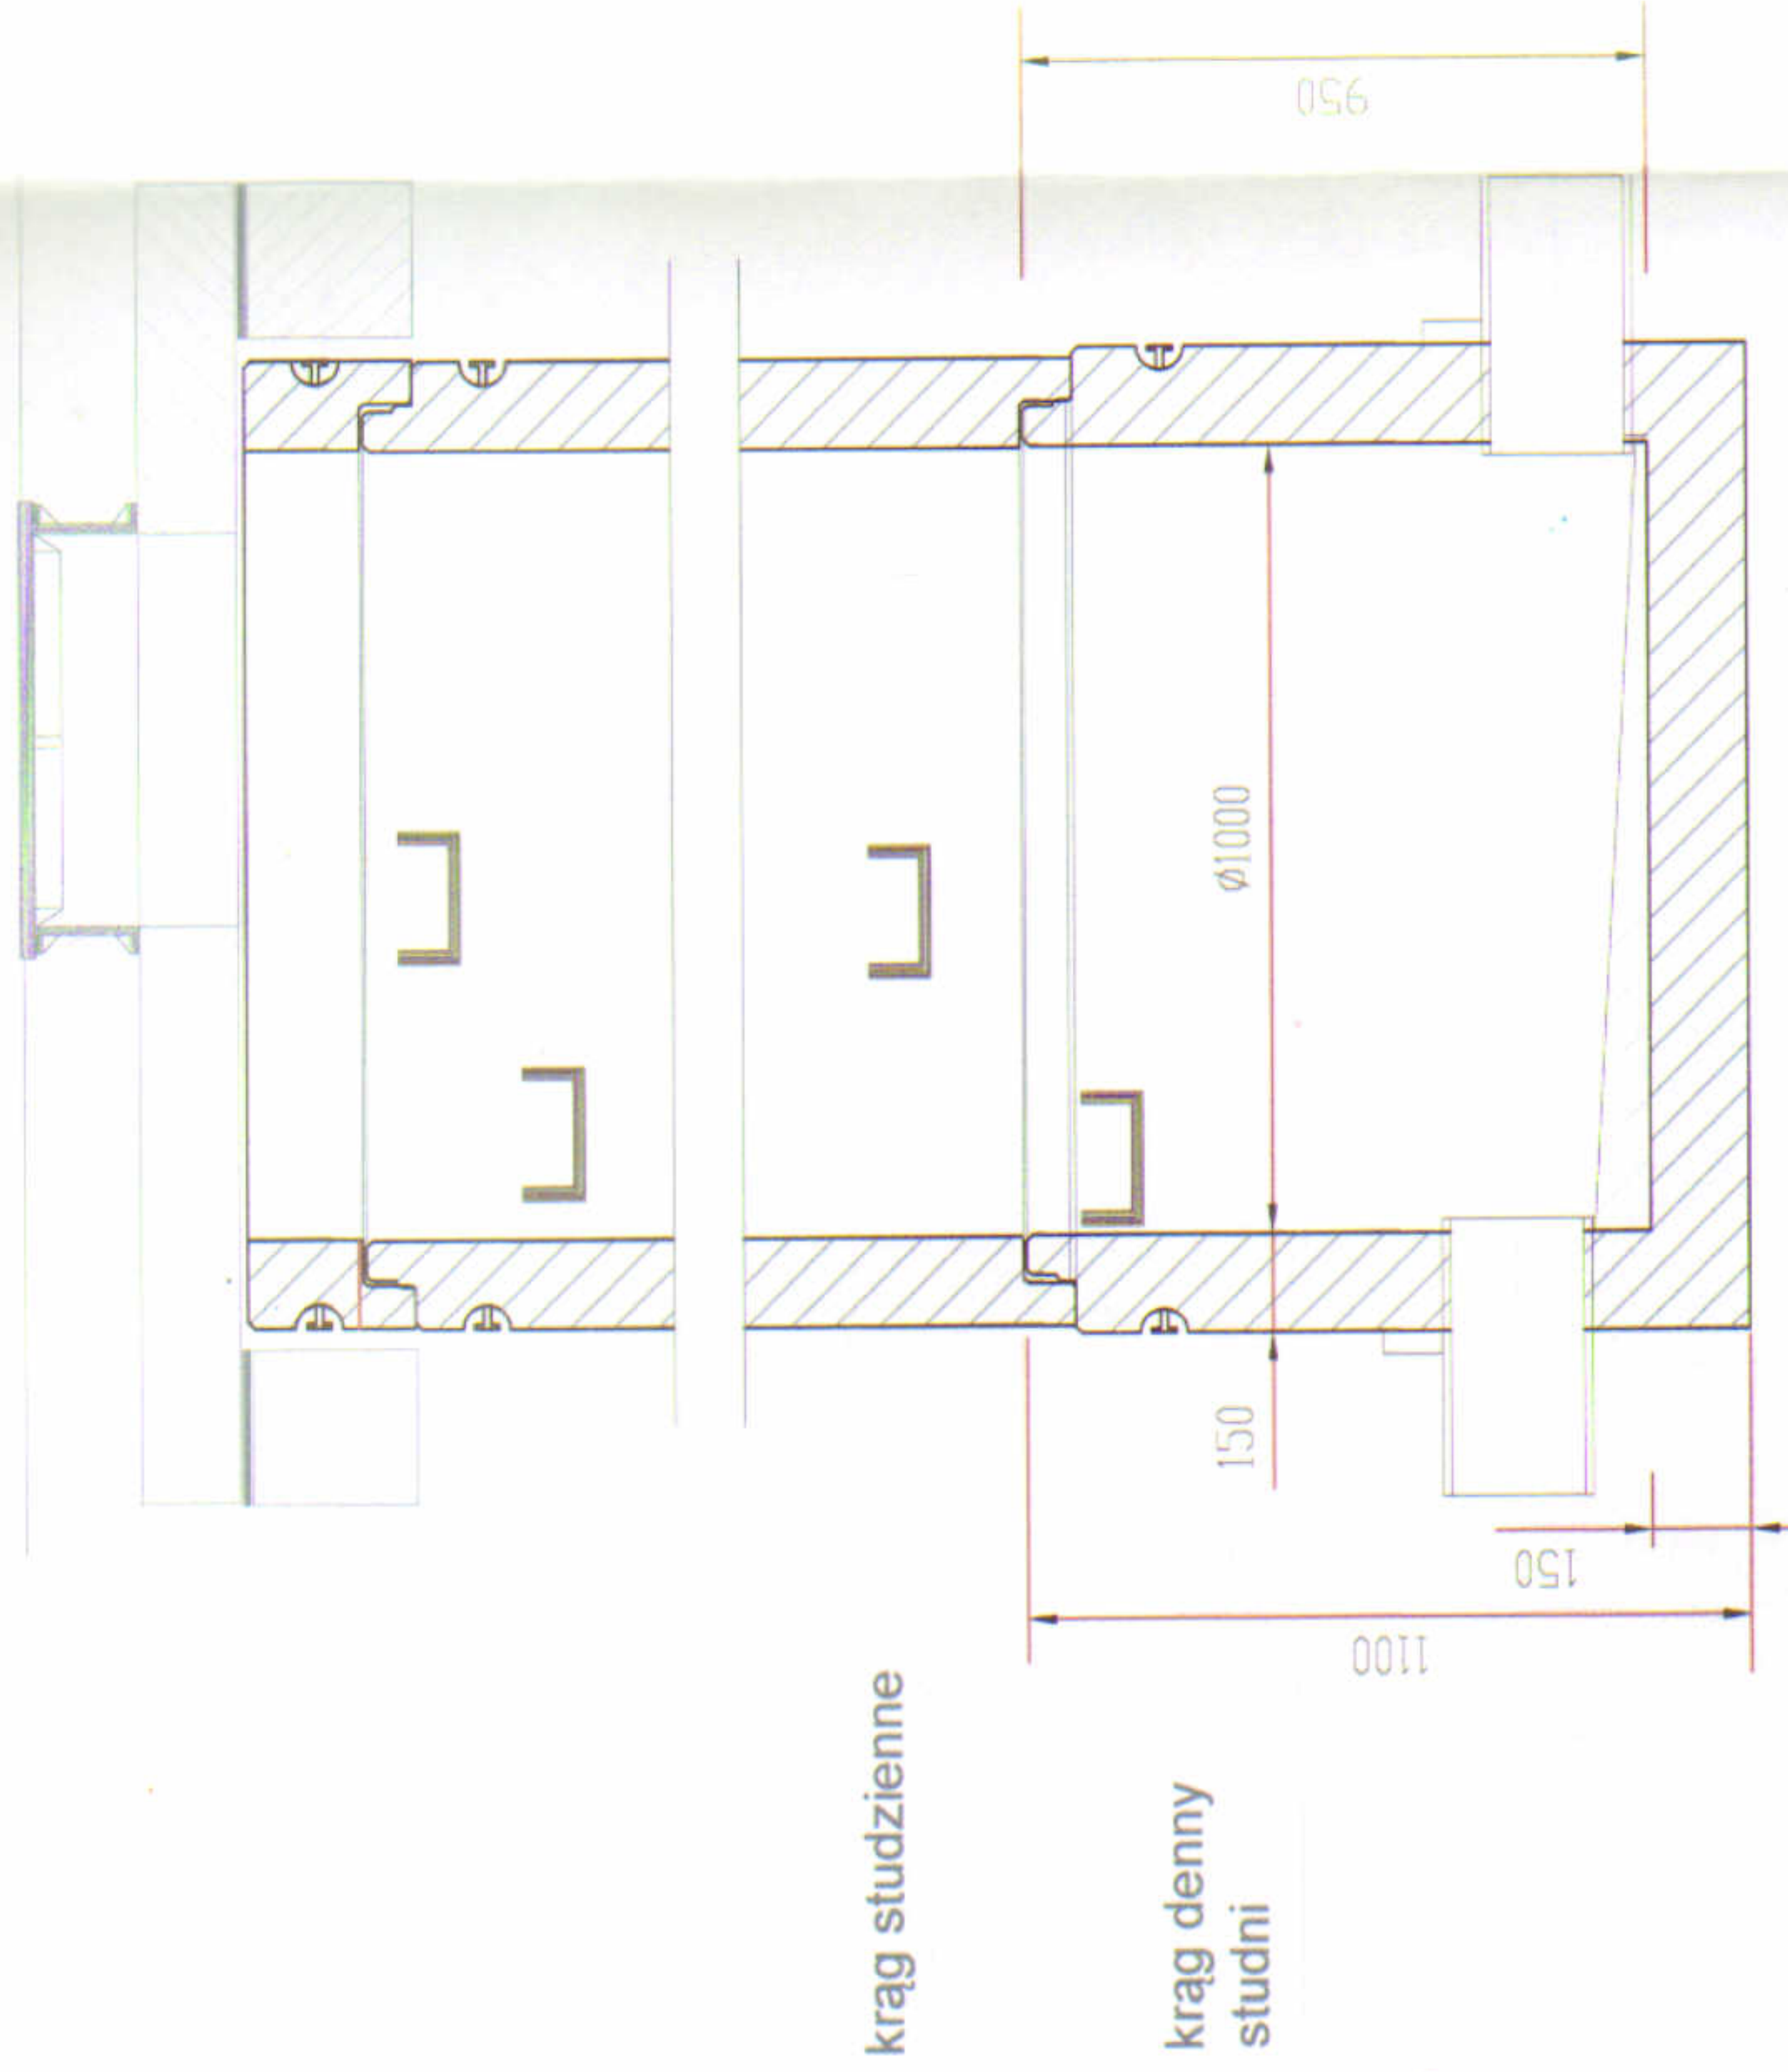

Typowa studzienka przelotowa
podz. 1:20

	BIURO USŁUG PROJEKTOWYCH INŻ. WOJCIECH DZIERŻAWSKI BRONIEWEK 41, 88-200 RADZIEJÓW TEL. 601 554 047, 605 900 140
OBIEKT	PRZEBUDOWA DRÓG WRAZ Z BUDOWĄ ODWODNIENIA W PASIE DRÓG GMINNYCH
ADRES BUDOWY	88-230 PIOTRKÓW KUJAWSKI, UL. KALINOWA, WISNIOWA DZ. NR 427/1, 420/6, 421/1, 20/13, 422/1, 895, 424
INWESTOR	MIASTO I GMINA PIOTRKÓW KUJAWSKI, UL. KOŚCIELNA 1
BRANŻA	SANITARNA
NAZWA RYS.	Przykanoliki – profil podłużny
PROJEKTANT:	MGR INŻ. KRZYSZTOF SIKORSKI UPR. BUD. KUP/0073/PWOS/07
SPRAWDZIŁ:	mgr inż. Alicja Dembowska JA-V-7342-5/6/98 Wk
DATA	06.11.2015
	PROJEKT ZAGOSPODAROWANIA TERENU – – KANALIZACJA DESZCZOWA
	SKALA 1:1000
	RYS. 