


uwaga:

- Ostateczne rzędne góry studni rewizyjnych potwierdzić na podstawie niwelety jezdni projektu branzy drogowej
- Z uwagi na małą czytelność mapy w miejscu przewidywanych kolizji i ewentualnych zbliżeń do elementów uzbrojenia terenu wykonywać wykopy kontrolne w celu potwierdzenia rzędnych wysokościowych tych elementów
- Wszystkie roboty ziemne i montażowe prowadzone w pobliżu gazociągu prowadzić po wcześniejszym uzgodnieniu ich z gestorem sieci gazowej

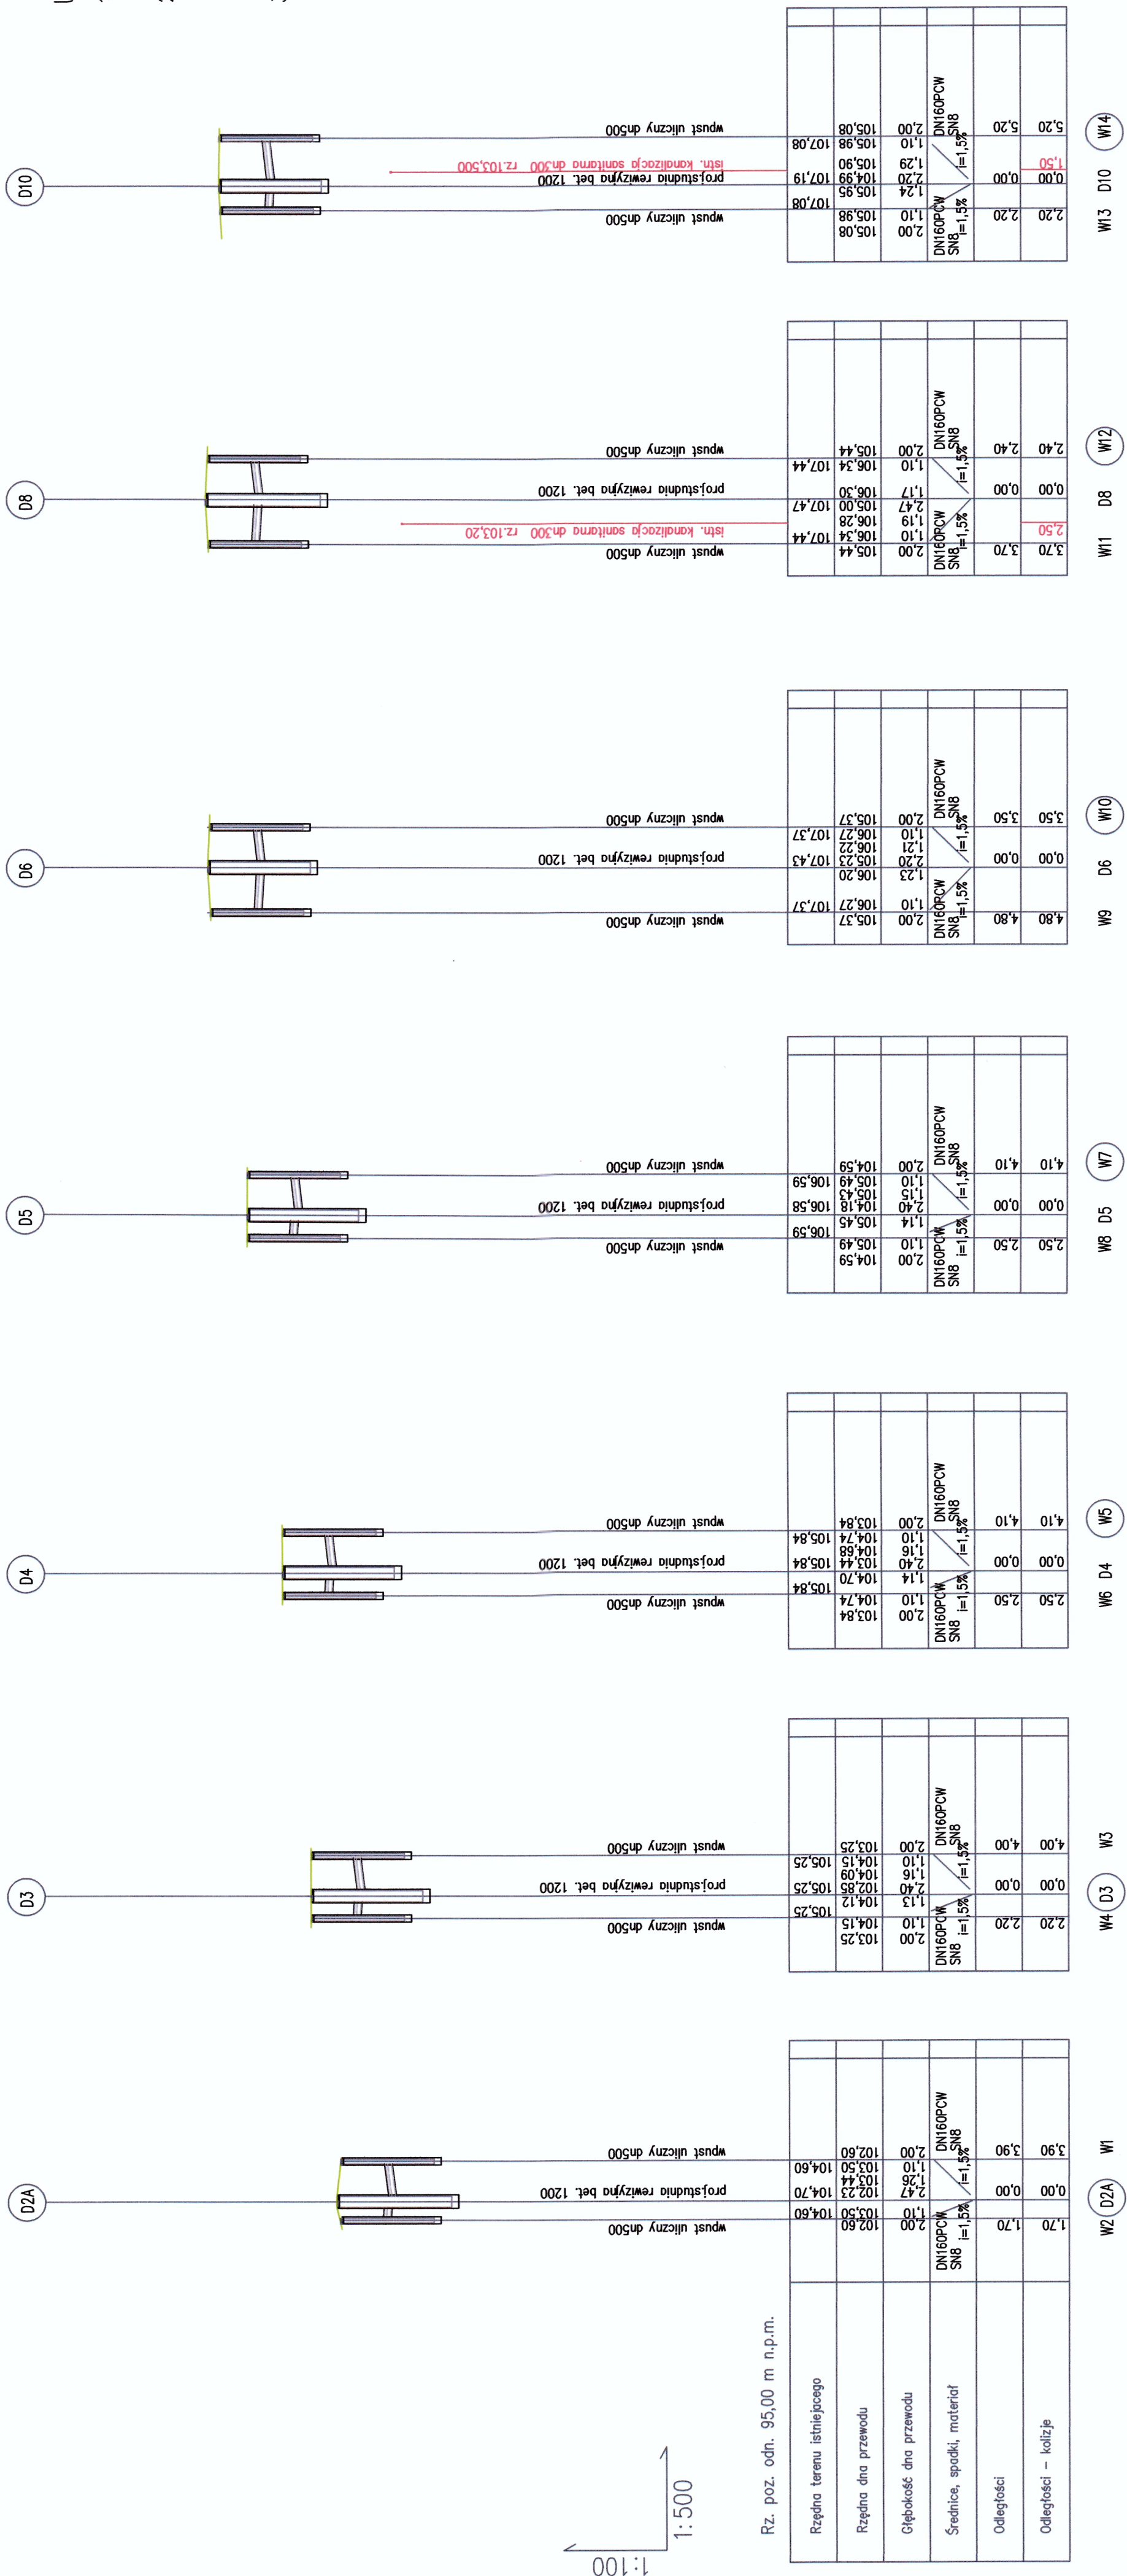

Rzędna terenu istniejącego				
Rzędna dna przewodu	104,60	104,70	104,60	
Głębokość dna przewodu	3,00	2,47	2,00	
Średnice, spadki, materiał	DN160PCW SNB i=1,5%	DN160PCW SNB i=1,5%	DN160PCW SNB i=1,5%	
Odległości	1,70	0,00	3,90	
Odległości - kolizje				

wpust uliczny dn500	104,60	104,70	104,60	
projekt dna rewersna bet. 1200	103,50	103,44	103,50	
wpust uliczny dn500	102,60	102,60	102,60	

wpust uliczny dn500	104,12	104,15	104,15	
projekt dna rewersna bet. 1200	103,25	103,25	103,25	
wpust uliczny dn500	103,25	103,25	103,25	

wpust uliczny dn500	103,84	104,74	103,84	
projekt dna rewersna bet. 1200	105,84	104,74	105,84	
wpust uliczny dn500	103,84	104,74	103,84	

wpust uliczny dn500	104,59	105,45	104,59	
projekt dna rewersna bet. 1200	106,58	104,18	106,58	
wpust uliczny dn500	104,59	105,45	104,59	

wpust uliczny dn500	105,37	106,27	105,37	
projekt dna rewersna bet. 1200	107,43	106,22	107,43	
wpust uliczny dn500	105,37	106,27	105,37	

wpust uliczny dn500	105,44	106,34	105,44	
projekt dna rewersna bet. 1200	107,47	106,30	107,47	
wpust uliczny dn500	105,44	106,34	105,44	

wpust uliczny dn500	105,08	105,98	105,08	
projekt dna rewersna bet. 1200	107,19	104,99	107,19	
wpust uliczny dn500	105,08	105,98	105,08	

wpust uliczny dn500	105,08	105,98	105,08	
projekt dna rewersna bet. 1200	107,19	104,99	107,19	
wpust uliczny dn500	105,08	105,98	105,08	

OBIEKT	PRACOWNIA PROJEKTOWA ALEKSANDRA DZIERŻAWSKA BRONIEWEK 41, 88-200 RADZIEJÓW TEL. 605 900 140
ADRES BUDOWY	PRZEBUDOWA ULICY PIASTOWSKIEJ W PIOTRKOWIE KUJAWSKIM PIOTRKÓW KUJAWSKI UL. PIASTOWSKA DZ.NR 1303, 1308, 1317, 1397/26, 1323/2, 1209, 1410, 1699/1, 1324, 1679
INWESTOR	MIASTO I GMINA PIOTRKÓW KUJAWSKI
BRANŻA	UL. KOŚCIELNA1, 88-230 PIOTRKÓW KUJAWSKI SANITARNA
PROJEKTANT	MGR INŻ. KRZYSZTOF SIKORSKI UPR. BUD. KUP/0073/PW05/07
DATA 20.04.2018	PROFIL PODLUŻNY WPŁUSTÓW KANALIZACJA DESZCZOWA
	SKALA 1:100/500
	RY. 3