


 
 
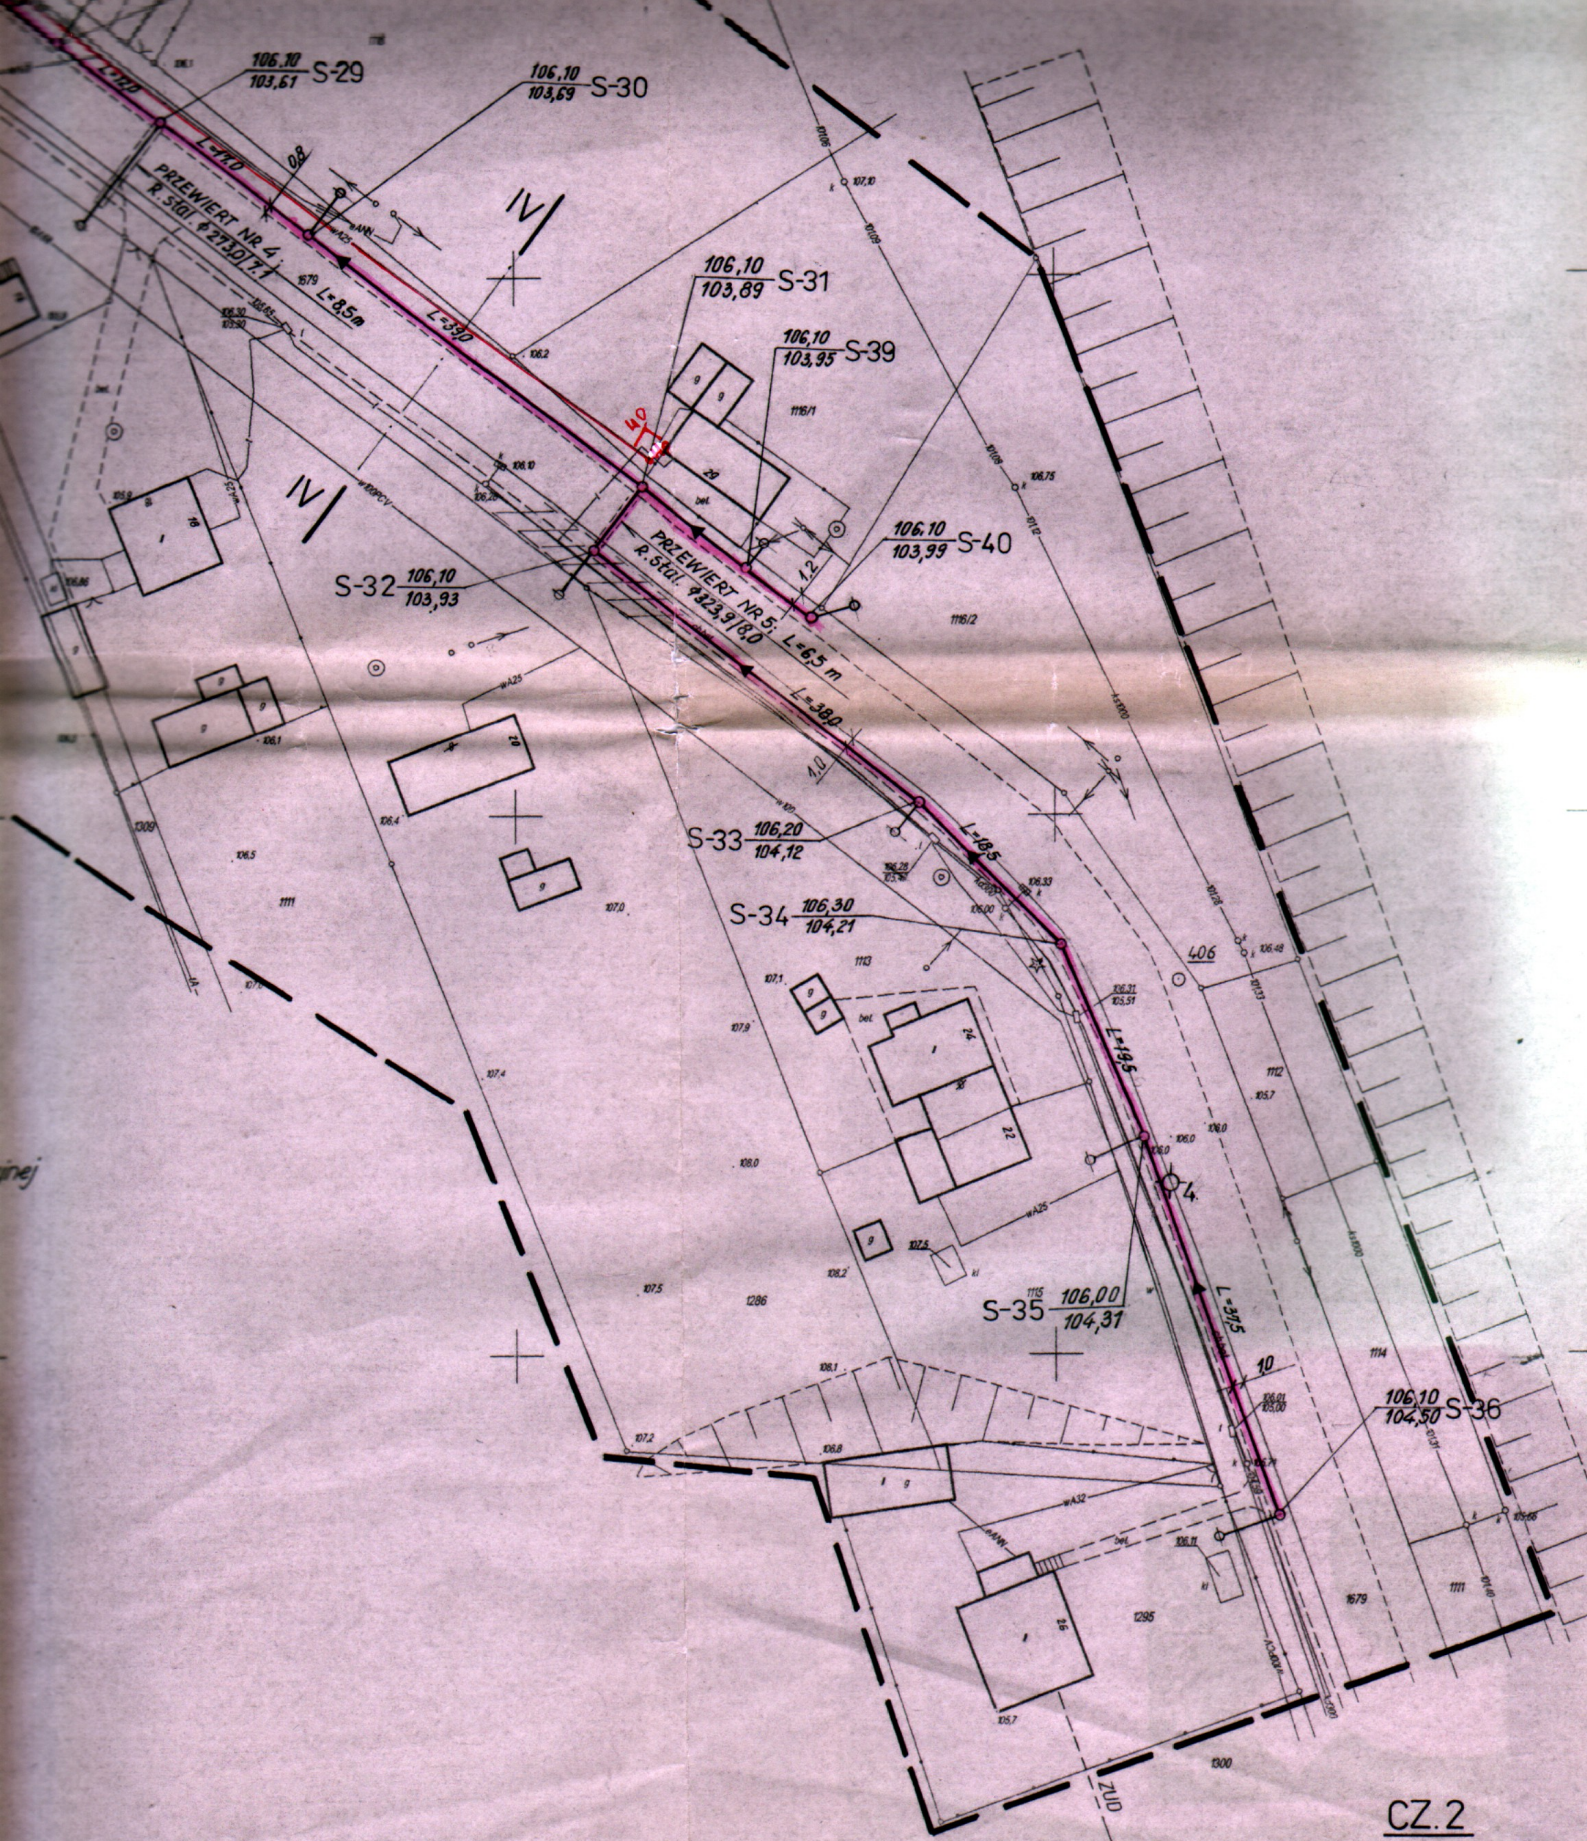


Legenda:

-  proj. kanalizacja ściekowa
-  proj. kanalizacja deszczowa
-  proj. przykanalik  $\phi$  160
-  strefa ochronna przy sieci telekomunikacyjnej
-  otwór geologiczny



**CZ.2**

**PROJEKT ZAGOSPODAROWANIA TERENU**

SKALA 1:500

|  |   |              |                     |                      |
|--|---|--------------|---------------------|----------------------|
| <b>AQUA-PROJECT</b>                            |   |              |                     |                      |
| Zakład Inżynierii Wodno-Ściekowej w Bydgoszczy |   |              |                     |                      |
| Inwestor:                                      | Urząd Miasta i Gminy<br>w Piotrkowie Kujawskim  | Data:        | 10.2005             | Nr zlec.<br>592/2005 |
| Obiekt:  | Kanalizacja sanitarna<br>w ul. Wrocławskiej, Dworcowej<br>i ulicach przyległych w Piotrkowie Kuj. | Faza:        | PB-W                | Skala: 1:500         |
| Temat:   |   | Projektował: | mgr inż. E. Smentek | Branża: Sanit.       |
|  |   | Opracował:   | inż. E. Gebbka      | Nr rys. 3            |